

# 图纸目录

序号	图号	图纸名称	图纸规格	备注	序号	图号	图纸名称	图纸规格	备注
1	S-00	封面	A2	1:100					
2	S-00	图纸目录	A2	1:100					
3	S-01	消防水设计说明	A2	1:100					
4	S-02	消防水池设计说明一	A2	1:100					
5	S-03	消防水池设计说明二	A2	1:100					
6	S-04	消防水池设计说明三	A2	1:100					
7	S-05	地下一层消防水系统平面布置图	A2	1:100					
8	S-06	地上一层自动喷淋布置图	A2	1:100					
9	S-07	地上二层自动喷淋布置图	A2	1:100					
10	S-08	地上三层自动喷淋布置图	A2	1:100					
11	S-09	地上四层自动喷淋布置图	A2	1:100					
12	S-10	地上五层自动喷淋布置图	A2	1:100					
13									
14									
15									
16									
17									
18									
19									
20									
21									
22									

备注

项目编码  
(打码机打码位置)

注册执业签章

姓 名杨天斧

注册证书号码CS205100911

注册印章号码5200899-CS004

审 定杨天斧

审 核李子英

项目负责陆斌

专业负责杨天斧

校 对李子英

设 计吴生贵



地址:贵州省贵  
安新区综合保税  
区电商科创园 B  
栋6楼610-54号

西桥设计有限公司  
资质证书编号: A452008995-2/2  
公路行业（公路）专业丙级  
水利行业丙级  
建筑行业乙级  
市政行业乙级

建设单位

复兴医院

工程名称

复兴医院新增消防设施—  
门诊楼增加消防水喷淋系统

子项名称

图名  
DWG. TITLE 目录

设计号

图 号S-00版 次A

图 别水 施日 期2024. 04


注意:  
本图须经签署并加盖本公司专用出图章方为有效;  
本施工图应经相关部门审批通过后方可施工;  
本图版权归西桥设计有限公司所有。

重 要 事 件	姓 名	日 期	主 要 事 件	姓 名	日 期
重 要 事 件			主 要 事 件		
重 要 事 件			主 要 事 件		
重 要 事 件			主 要 事 件		

备注REMARK			
项目编码STAMP (打码机打码位置)			
注册执业签章			
姓 名		杨天斧	
注册证书号码		CS205100911	
注册印章号码		5200899-CS004	
审 定 APPROVED	杨天斧	杨天斧	
审 核 REVIEWED	李子英	李子英	
项目负责 PROJECT MANAGER	陆斌	陆斌	
专业负责 DISCIPLINE RESPONSIBLE	杨天斧	杨天斧	
校 对 CHECKED	李子英	李子英	
设 计 DESIGNED	吴生贵	吴生贵	
		地址:贵州省贵 安新区综合保税 区电商科创园 B 栋6楼610-54号	
西桥设计			
西桥设计有限公司			
资质证书编号: A452008995-2/2			
公路行业(公路)专业丙级			
水利行业丙级			
建筑行业乙级			
市政行业乙级			
建设单位 CLIENT			
复兴医院			
工程名称 PROJECT 复兴医院新增消防设施— 门诊楼增加消防水喷淋系统			
子项名称 SUB PROJECT			
图名 DWG. TITLE		系统图-1	
设计号 PRO NO.			
图 号 DWG. NO.	S-01	版 次 VER.	A
图 别 DWG. TYPE	水 施	日 期 DATE	2024.03
注意: 本图须经签署并加盖本公司专用出图章方为有效; 本施工图应经相关部门审批通过后方可施工; 本图版权归西桥设计有限公司所有。			




重 要 事 件	姓 名	日 期	主 要 事 件	姓 名	日 期
清 潔			通 訊		
			電 氣		

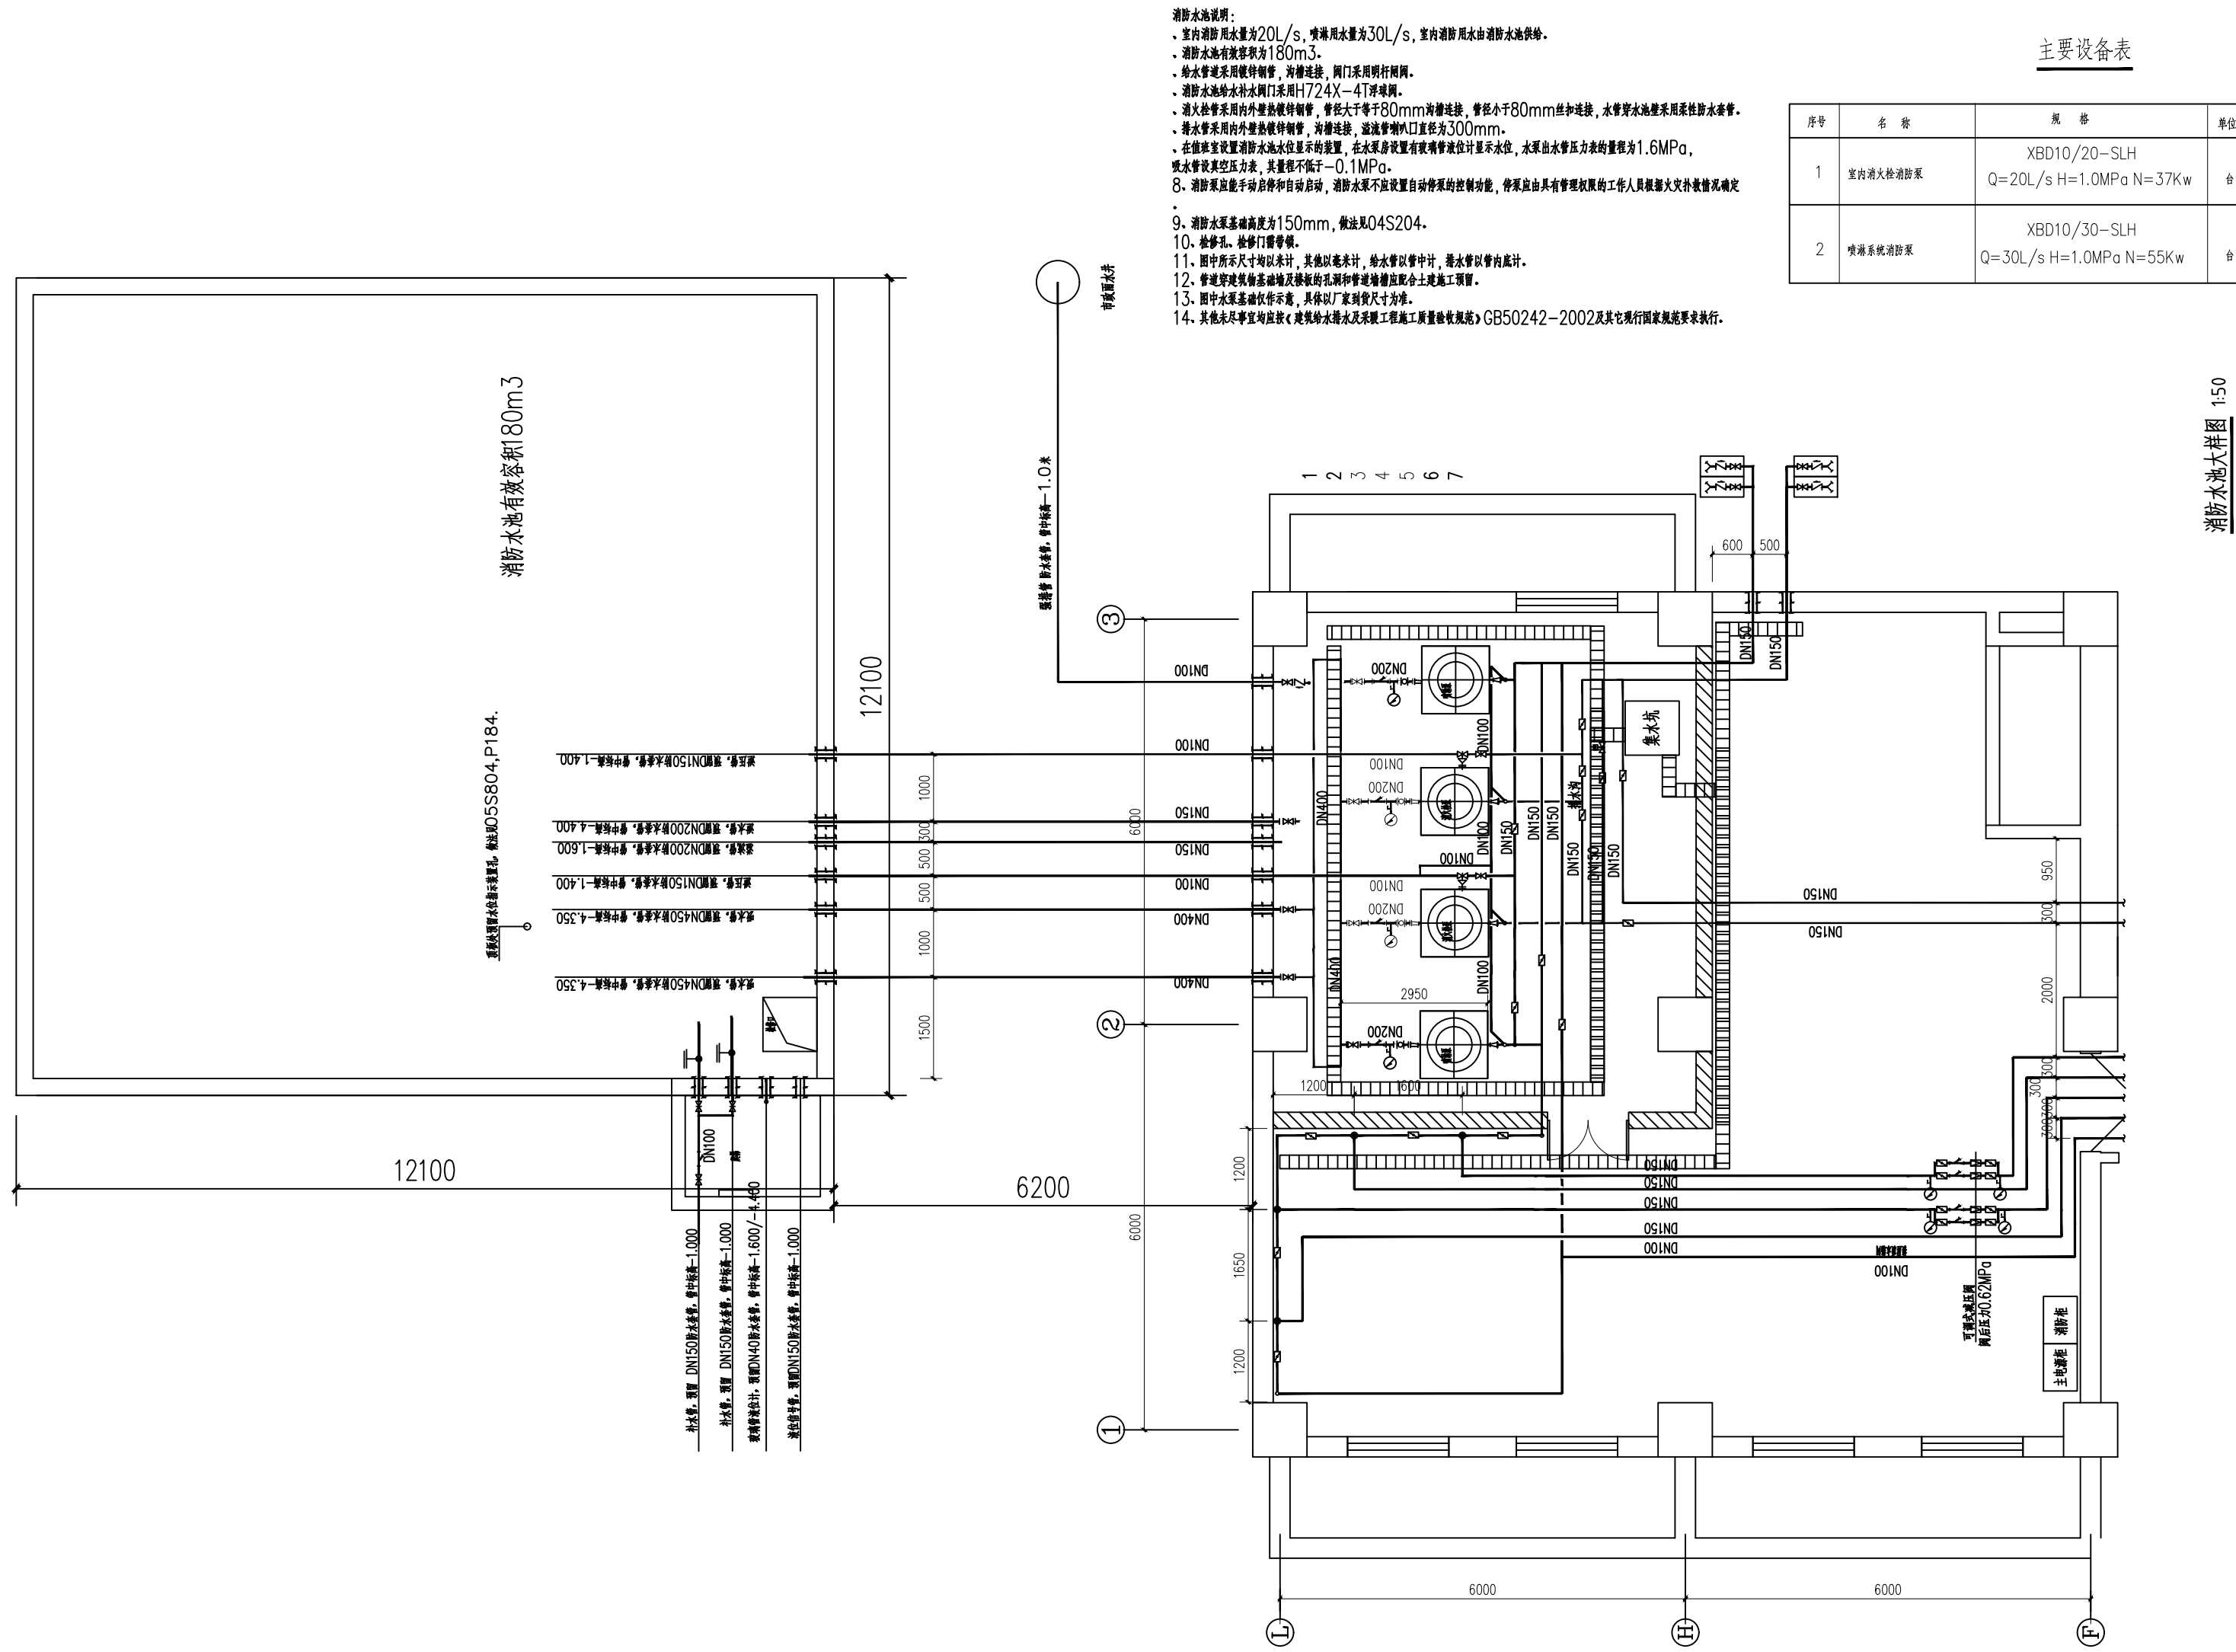


序号	名 称	规 格	单位	数量	备 注
1	室内消火栓消防泵	XBD10/20-SLH Q=20L/s H=1.0MPa N=37Kw	台	2	一用一备
2	喷淋系统消防泵	XBD10/30-SLH Q=30L/s H=1.0MPa N=55Kw	台	2	一用一备

备注REMARK			
项目编码STAMP (打码机打码位置)			
注册执业签章			
姓 名		杨天斧	
注册证书号码		CS205100911	
注册印章号码		5200899-CS004	
审 定 APPROVED	杨天斧	杨天斧	
审 核 REVIEWED	李子英	李子英	
项目负责 PROJECT MANAGER	陆斌	陆斌	
专业负责 DISCIPLINE RESPONSIBLE	杨天斧	杨天斧	
校 对 CHECKED	李子英	李子英	
设 计 DESIGNED	吴生贵	吴生贵	
<div><div> 西桥设计</div><div>地址：贵州省贵 安新区综合保税 区电商科创园 B 栋6楼610-54号</div></div>			
西桥设计有限公司 资质证书编号：A452008995-2/2 公路行业（公路）专业丙级 水利行业丙级 建筑行业乙级 市政行业乙级			
建设单位 CLIENT  复兴医院			
工程名称 PROJECT 复兴医院新增消防设施— 门诊楼增加消防水喷淋系统			
子项名称 SUB PROJECT			
图名 DWG. TITLE 消防水池设计说明一			
设计号 PRO. NO.			
图 号 DWG. NO.	S-02	版 次 VER.	A
图 别 DWG. TYPE	水 施	日 期 DATE	2024. 03
注意： 本图须经签署并加盖本公司专用出图章方为有效； 本施工图应经相关部门审批通过后方可施工； 本图版权归西桥设计有限公司所有。			

台車	姓名	日期	台車	姓名	日期
建興			台車		
特			電		
			理		

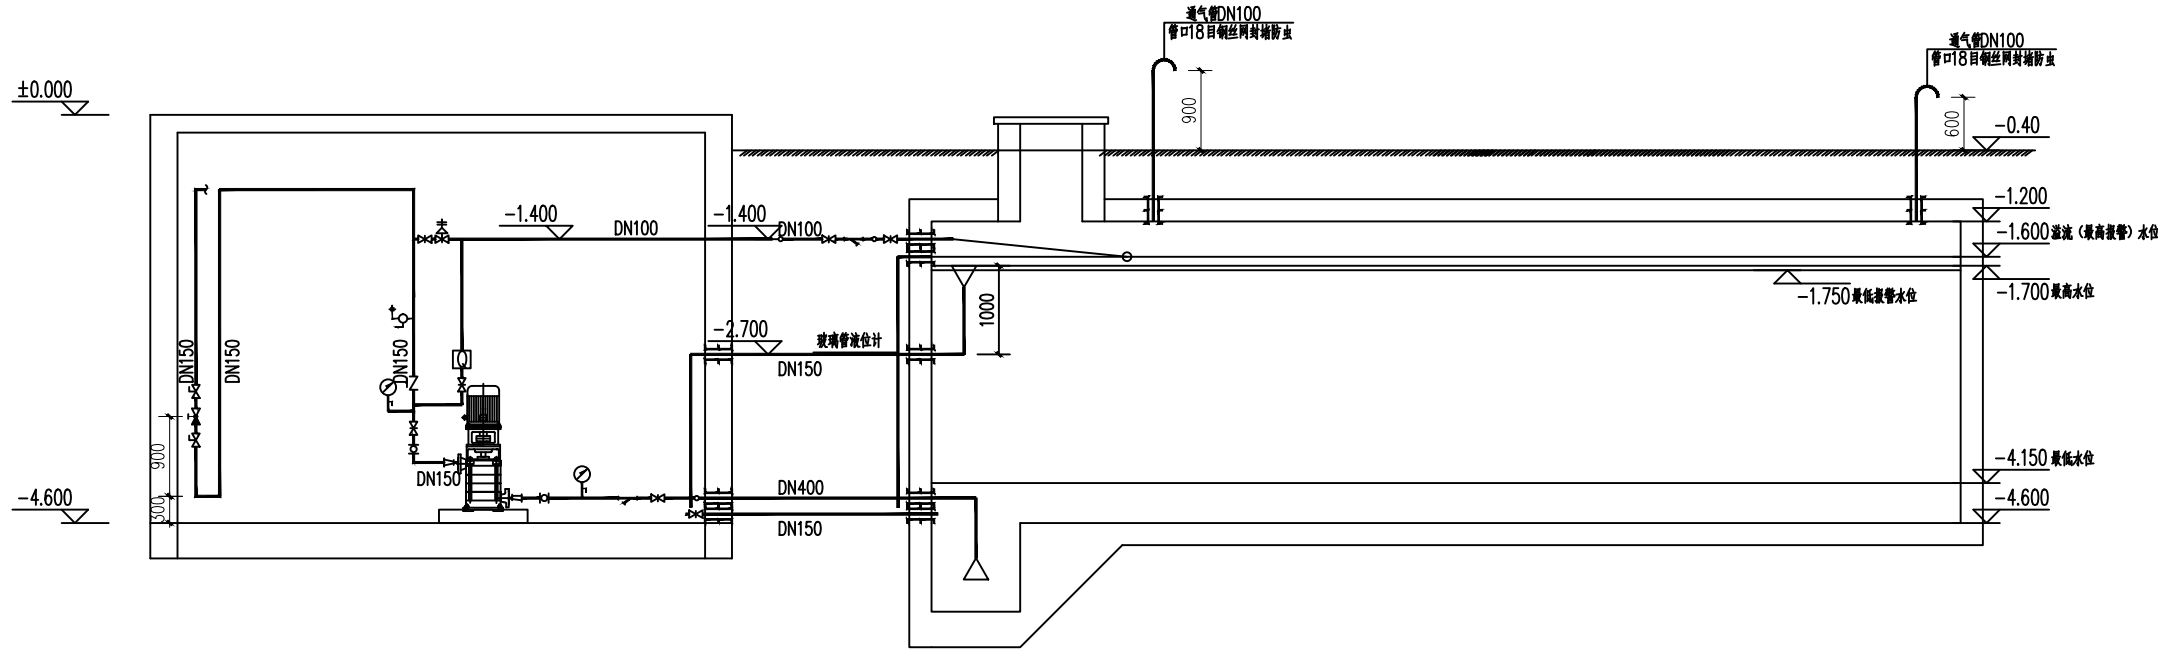

消防水池剖面图 1:50

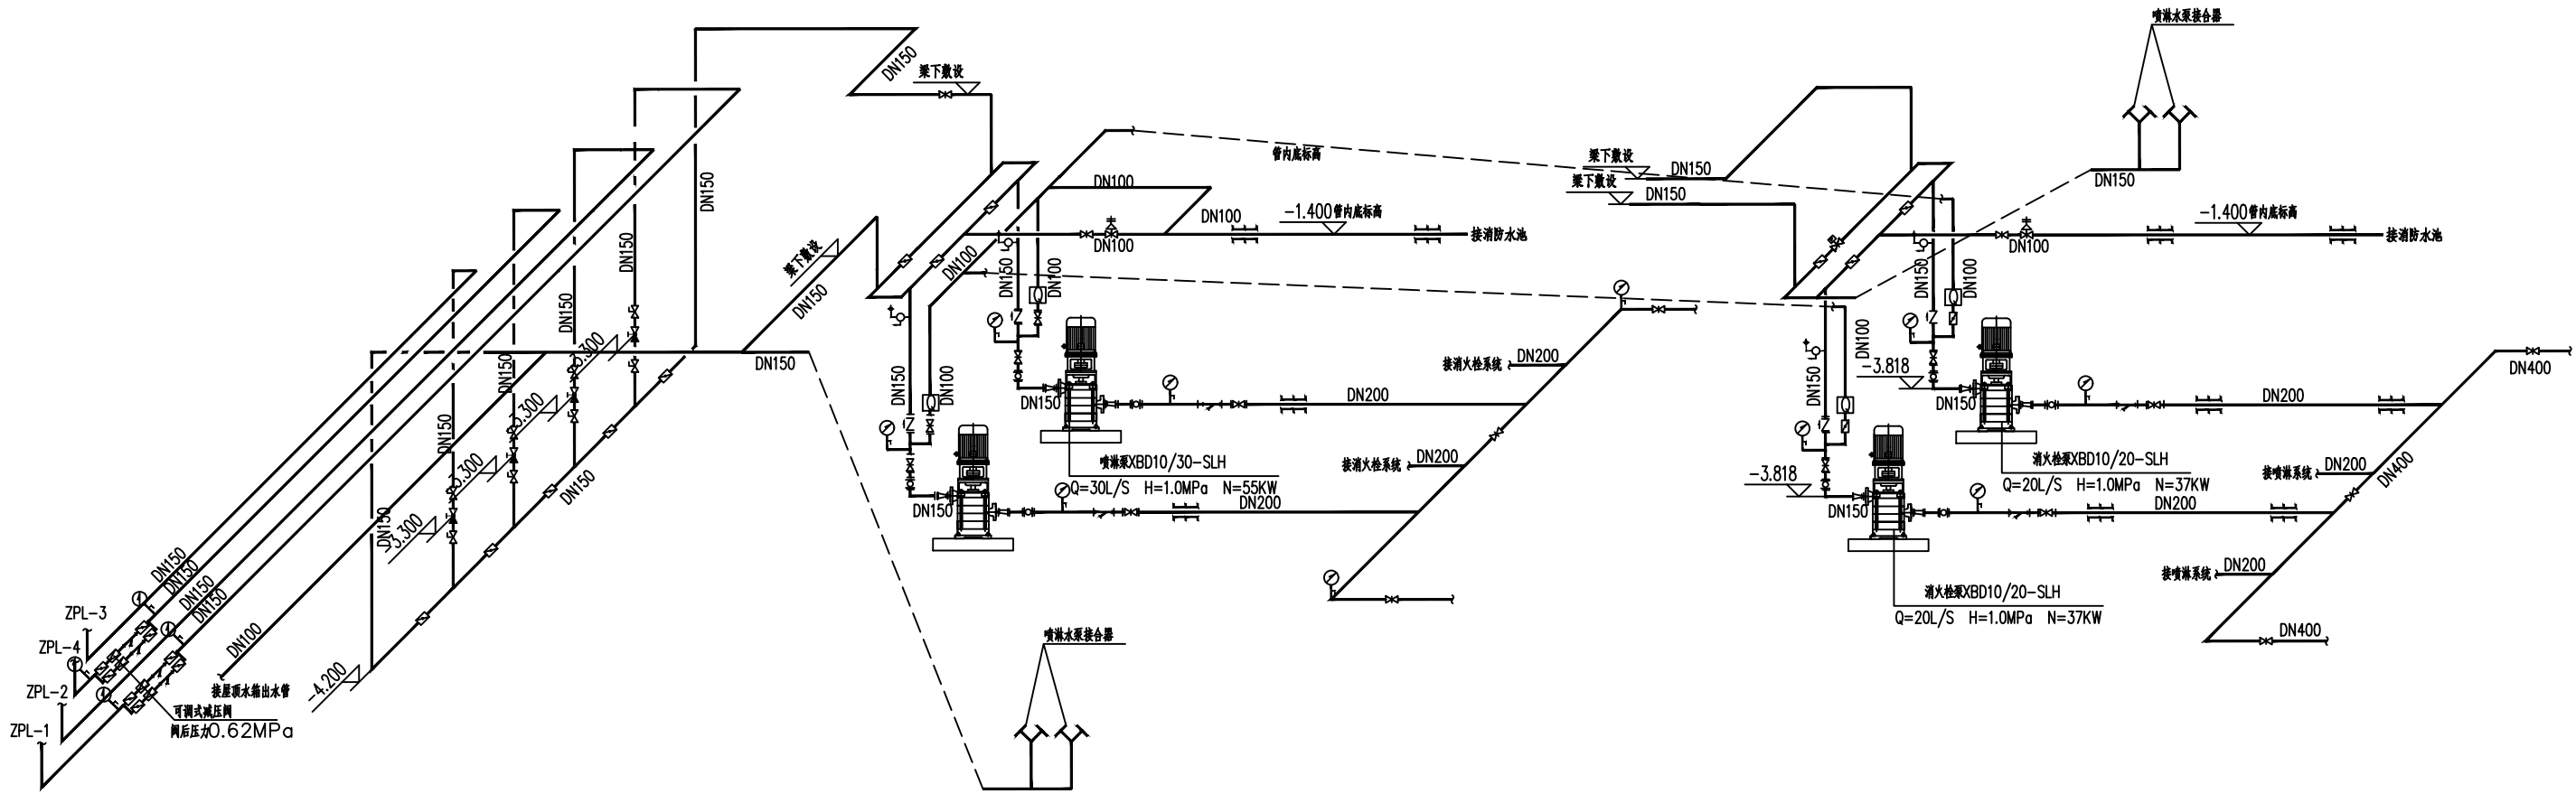

消防泵房喷淋系统图 1:50

消防泵房喷消火栓系统图 1:50

备注	REMARK	
项目编码 (打码机打码位置)		
注册执业签章		
姓 名	杨天斧	
注册证书号码	CS205100911	
注册印章号码	5200899-CS004	
审 定 APPROVED	杨天斧	杨天斧
审 核 REVIEWED	李子英	李子英
项目负责人 PROJECT MANAGER	陆斌	陆斌
专业负责 DISCIPLINE RESPONSIBLE	杨天斧	杨天斧
校 对 CHECKED	李子英	李子英
设 计 DESIGNED	吴生贵	吴生贵

®

西桥设计

地址：贵州省贵  
安新区综合保税  
区电商科创园 B  
栋6楼610-54号

西桥设计有限公司

资质证书编号：A452008995-2/2

公路行业（公路）专业丙级

水利行业丙级

建筑行业乙级

市政行业乙级

建设单位

CLIENT

复兴医院

工程名称

PROJECT

复兴医院新增消防设施—  
门诊楼增加消防水喷淋系统

子项名称

SUB. PROJECT

图名

DWG. TITLE

消防水池设计说明二

设计号

PRO. NO.

图 号

DWG. NO.

版 次

VER.

图 别

DWG. TYPE

S-03

水 施

日 期

DATE


A

2024.03

注意：

本图须经签署并加盖本公司专用出图章方为有效；  
本施工图应经相关部门审批通过后方可施工；  
本图版权归西桥设计有限公司所有。

重 要 事 件	姓 名	日 期	主 要 事 件	姓 名	日 期
重 要 事 件			主 要 事 件		
重 要 事 件			主 要 事 件		
重 要 事 件			主 要 事 件		

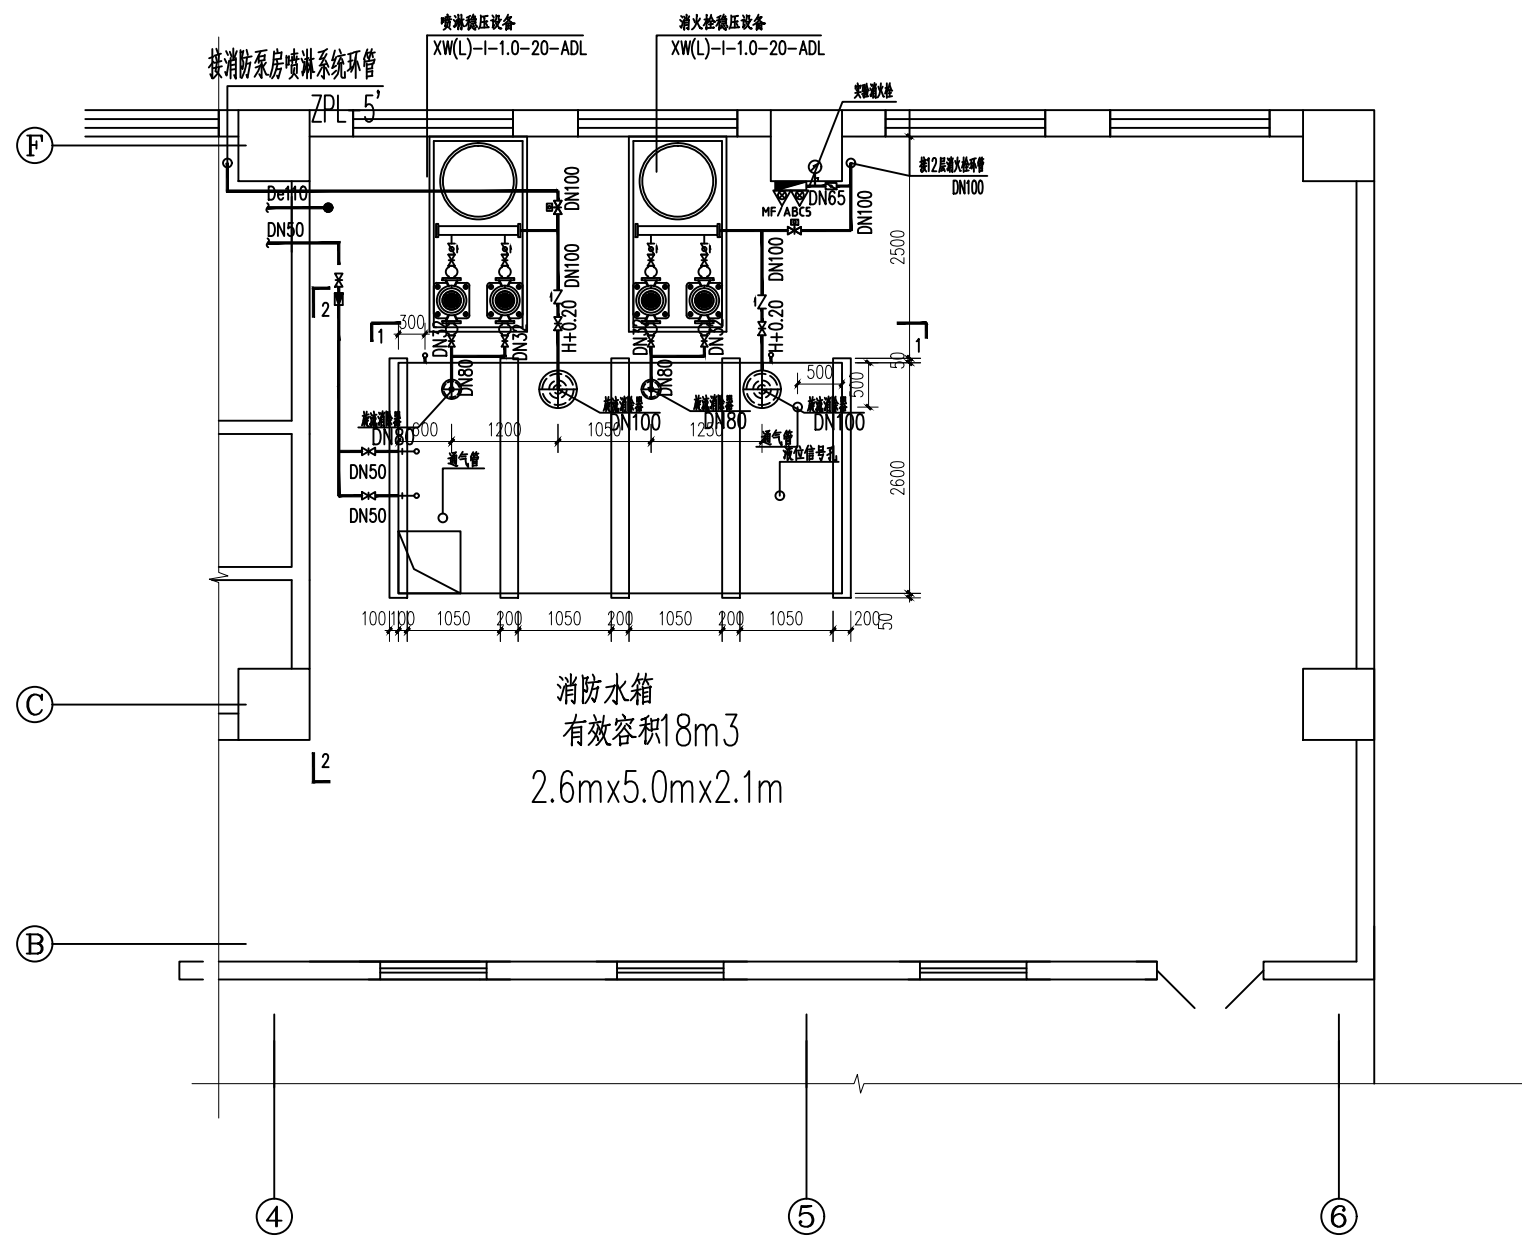


消防水箱大样图 1:50


- 水相说明:
- 1、消防水池进水口采用100A型水位自控水位。
  - 2、消防水池采用组合式不锈钢保温消防水池,有效容积18m<sup>3</sup>,尺寸为4.0m×5.0m×1.7m,消防水池设有带锁的人孔。
  - 3、水池采用内贴镀锌管,丝扣连接,消防水池门设置高度为245T-10。
  - 4、消防水池溢流管采用内外贴镀锌钢管,丝扣连接,溢流管喇叭口直径为250mm。
  - 5、溢水管采用内外贴镀锌钢管,管径大于等于50mm均焊接连接,管径小于50mm采用丝扣连接。
  - 6、在溢流管设置消防水池水位显示装置,在水箱门内设置有效容积液位显示水位。
  - 7、管道预埋管需油漆及接口的防腐需油漆防腐配合土施工程序。
  - 8、图中所有尺寸均以米计,其他以毫米计。
  - 9、水池管中管中,埋管以管中管中。
  - 10、原消防水池水箱,由暖通专业深化至以上设置。
  - 11、其他未尽事宜均按《建筑消防工程消防水池工程施工程量验收规范》
- GB50242-2002及其现行国家规范要求执行。

### 主要设备表

序号	名 称	规 格	单位	数量	备 注
1	喷淋增压稳压设备	XWL-1-1.0-20-ADL 配用水泵ADL3-5 $Q=1.0L/s$ H=20m N=0.37Kw	套	1	自带控制柜
2	消火栓增压稳压设备	XWL-1-1.0-20-ADL 配用水泵ADL3-5 $Q=1.0L/s$ H=20m N=0.37Kw	套	1	自带控制柜

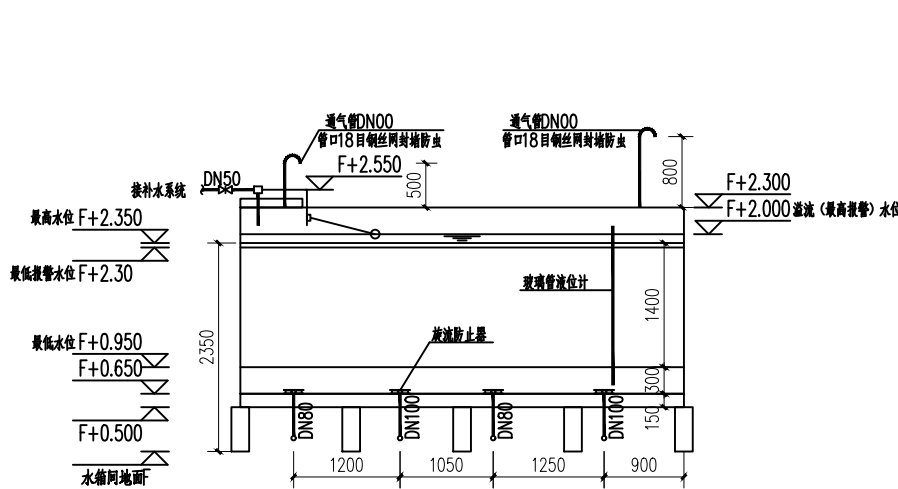


1-1剖面图 1:50

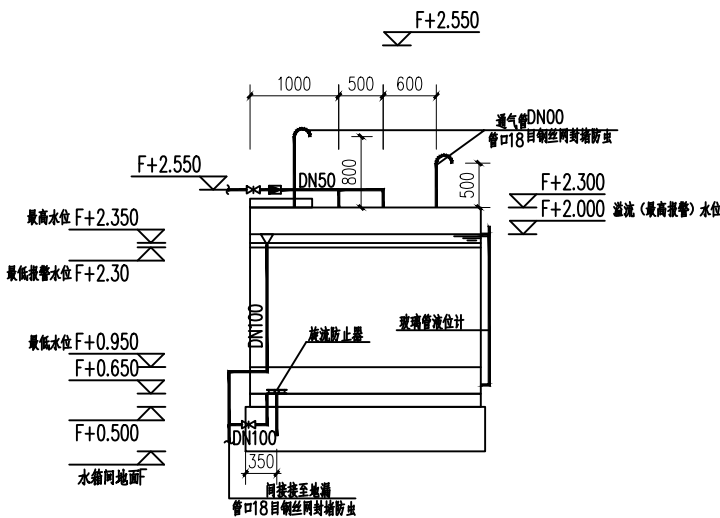

2-2剖面图 1:50

备注REMARK			
项目编码 (打码机打码位置)			
注册执业签章			
姓 名		杨天斧	
注册证书号码		CS205100911	
注册印章号码		5200899-CS004	
审 定 APPROVED	杨天斧	杨天斧	
审 核 REVIEWED	李子英	李子英	
项目负责 PROJECT MANAGER	陆斌	陆斌	
专业负责 DISCIPLINE RESPONSIBLE	杨天斧	杨天斧	
校 对 CHECKED	李子英	李子英	
设 计 DESIGNED	吴生贵	吴生贵	
		地址:贵州省贵 安新区综合保税 区电商科创园 B 栋6楼610-54号	
西桥设计			
西桥设计有限公司 资质证书编号: A452008995-2/2 公路行业(公路)专业丙级 水利行业丙级 建筑行业乙级 市政行业乙级			
建设单位 CLIENT  复兴医院			
工程名称 PROJECT 复兴医院新增消防设施— 门诊楼增加消防水喷淋系统			
子项名称 SUB-PROJECT			
图名 DWG. TITLE 消防水池设计说明三			
设计号 PRO. NO.			
图 号 DWG. NO.	S-04	版 次 VER.	A
图 别 DWG. TYPE	水 施	日 期 DATE	2024.03
注意: 本图须经签署并加盖本公司专用出图章方为有效; 本施工图应经相关部门审批通过后方可施工; 本图版权归西桥设计有限公司所有。			


专业	姓名	日期	专业	姓名	日期
暖通			暖通		
给排水			给排水		
电气			电气		
结构			结构		

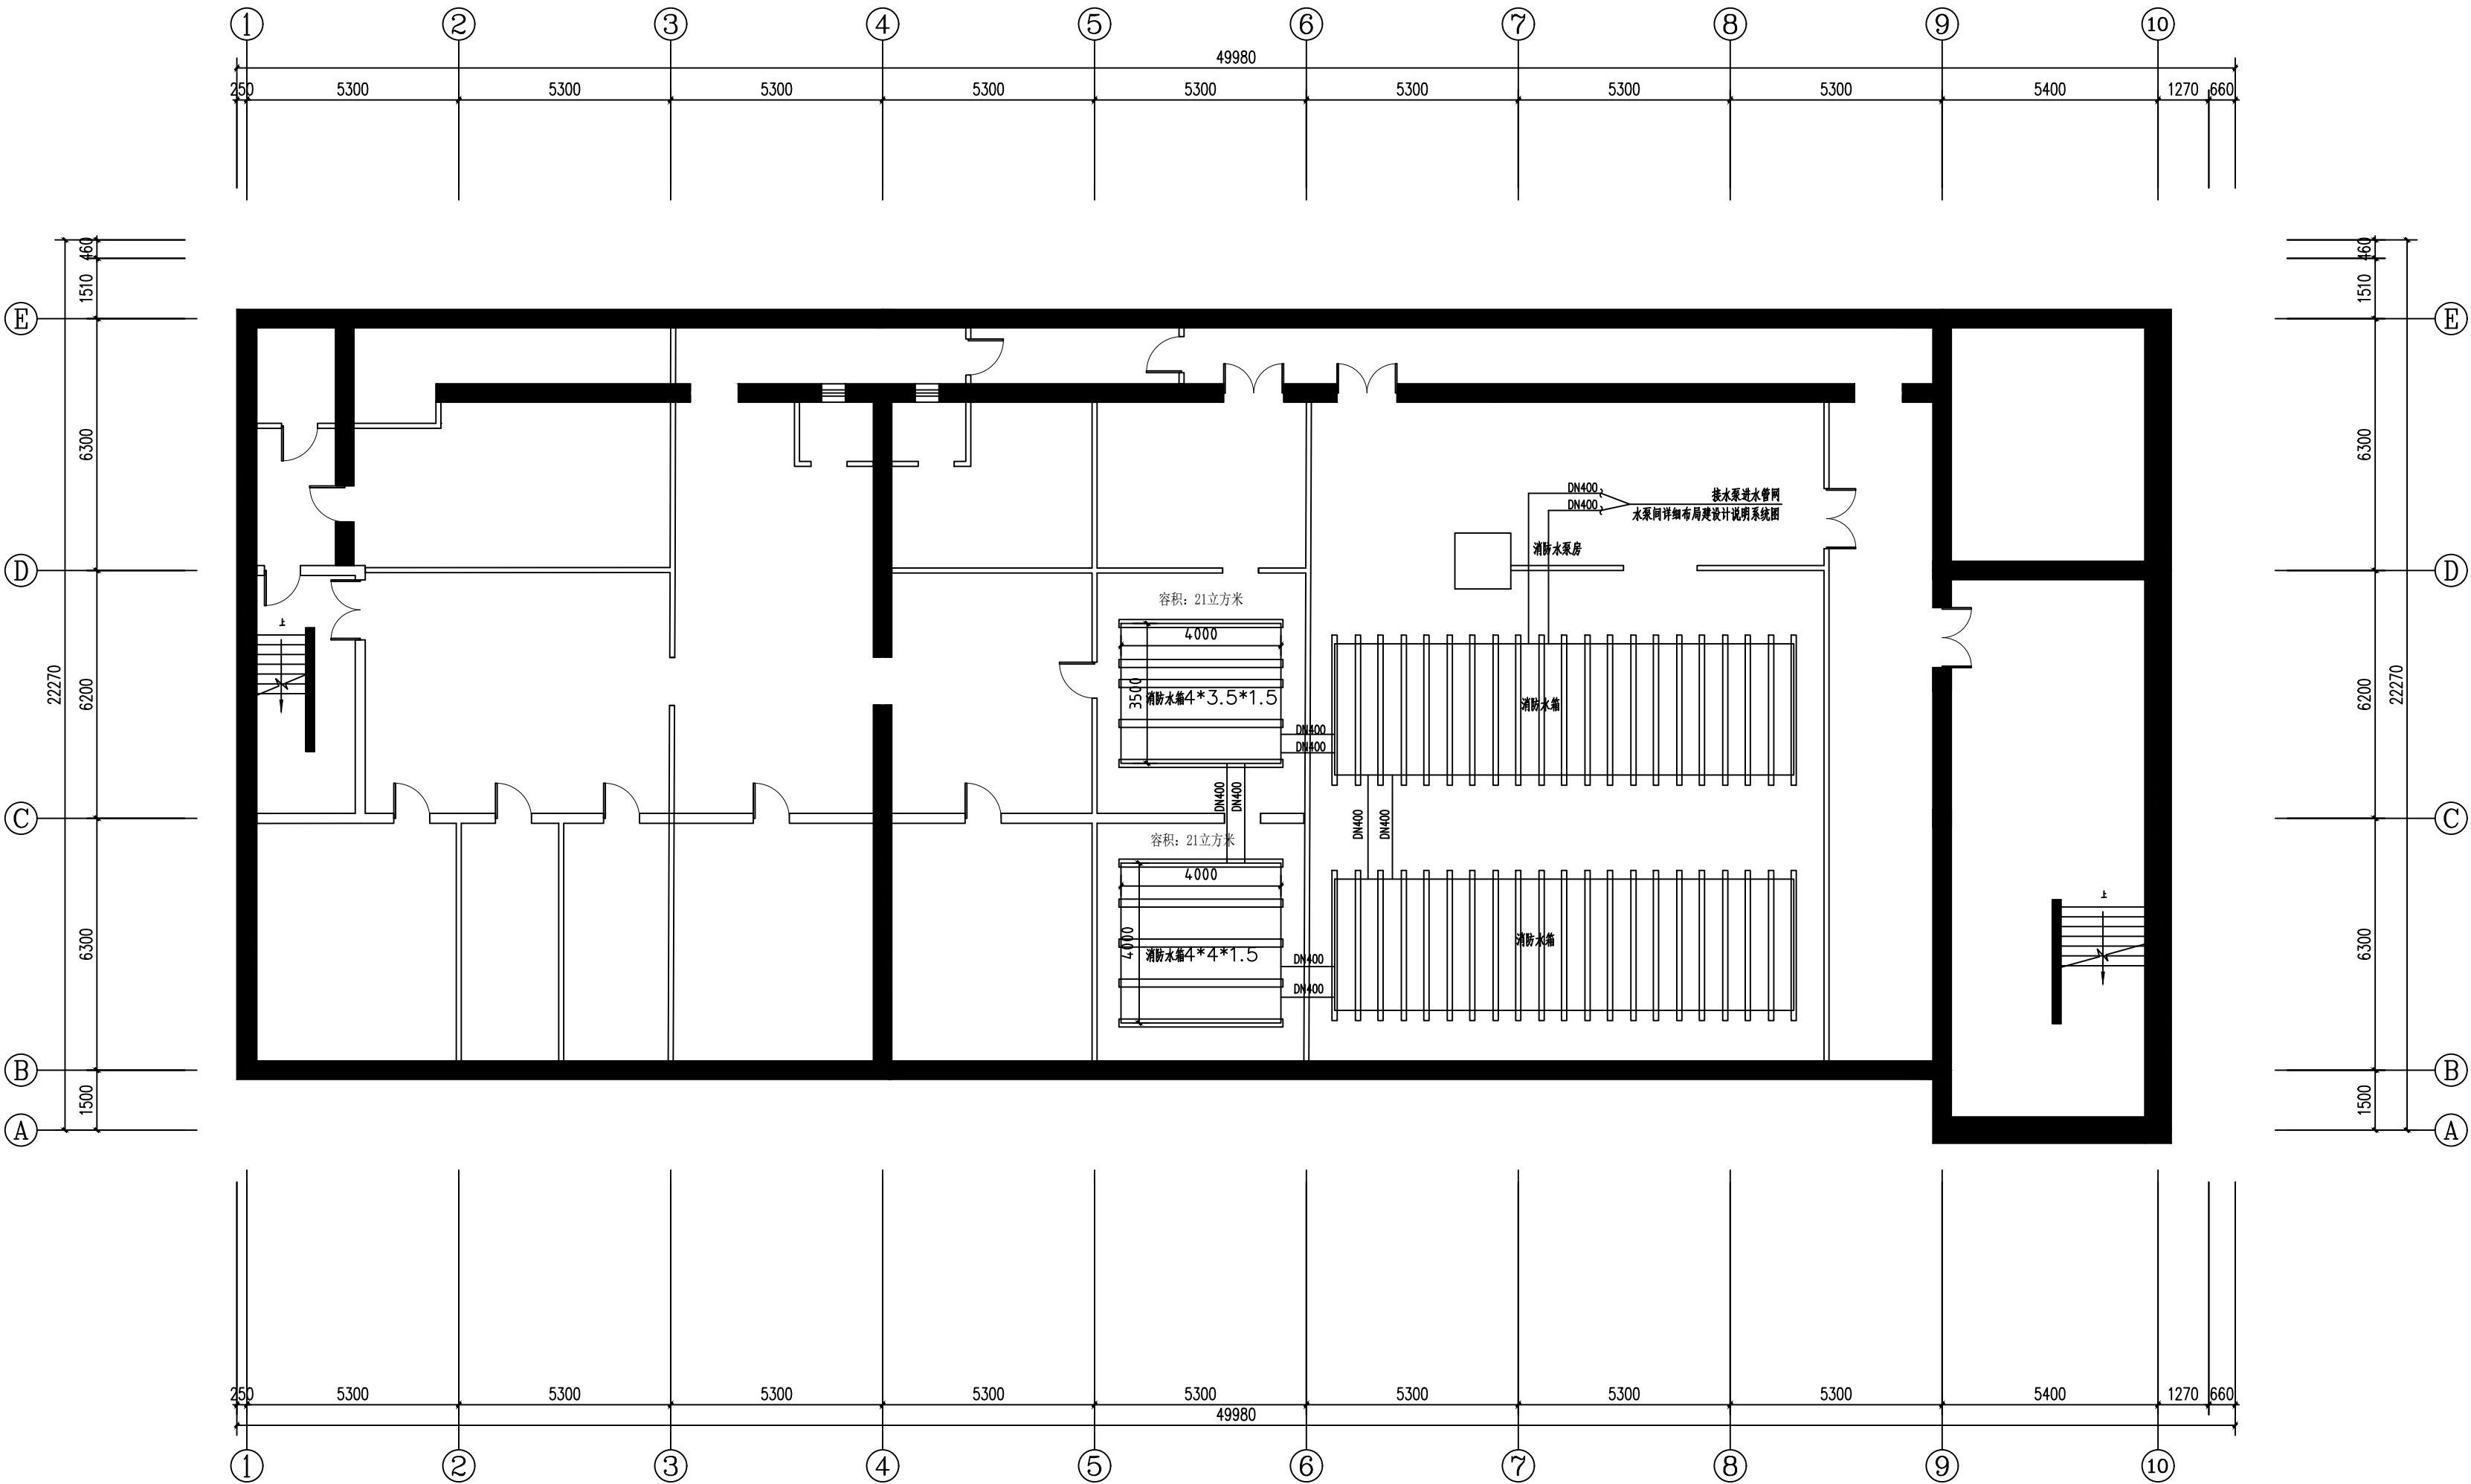

备注REMARK			
项目编码STAMP (打码机打码位置)			
注册执业签章			
姓 名		杨天斧	
注册证书号码		CS205100911	
注册印章号码		5200899-CS004	
审 定 APPROVED	杨天斧	杨天斧	
审 核 REVIEWED	李子英	李子英	
项目负责 PROJECT MANAGER	陆斌	陆斌	
专业负责 DISCIPLINE RESPONSIBLE	杨天斧	杨天斧	
校 对 CHECKED	李子英	李子英	
设 计 DESIGNED	吴生贵	吴生贵	
<div><div></div><div>西桥设计</div></div>		<div>地址:贵州省贵 安新区综合保税 区电商科创园 B 栋6楼610-54号</div>	
<div>西桥设计有限公司</div> <div>资质证书编号: A452008995-2/2</div> <div>公路行业(公路)专业丙级</div> <div>水利行业丙级</div> <div>建筑行业乙级</div> <div>市政行业乙级</div>			
建设单位 CLIENT <div>复兴医院</div>			
工程名称 PROJECT 复兴医院新增消防设施— 门诊楼增加消防水喷淋系统			
子项名称 SUB PROJECT			
图名 DWG. TITLE 地下一层消防水系统平面布置图			
设计号 PRO. NO.			
图 号 DWG. NO.	S-05	版 次 VER.	A
图 别 DWG. TYPE	水 施	日 期 DATE	2024. 03
注意: 本图须经签署并加盖本公司专用出图章方为有效; 本施工图应经相关部门审批通过后方可施工; 本图版权归西桥设计有限公司所有。			




专业	姓名	日期	专业	姓名	日期
建筑			电气		
结构			暖通		

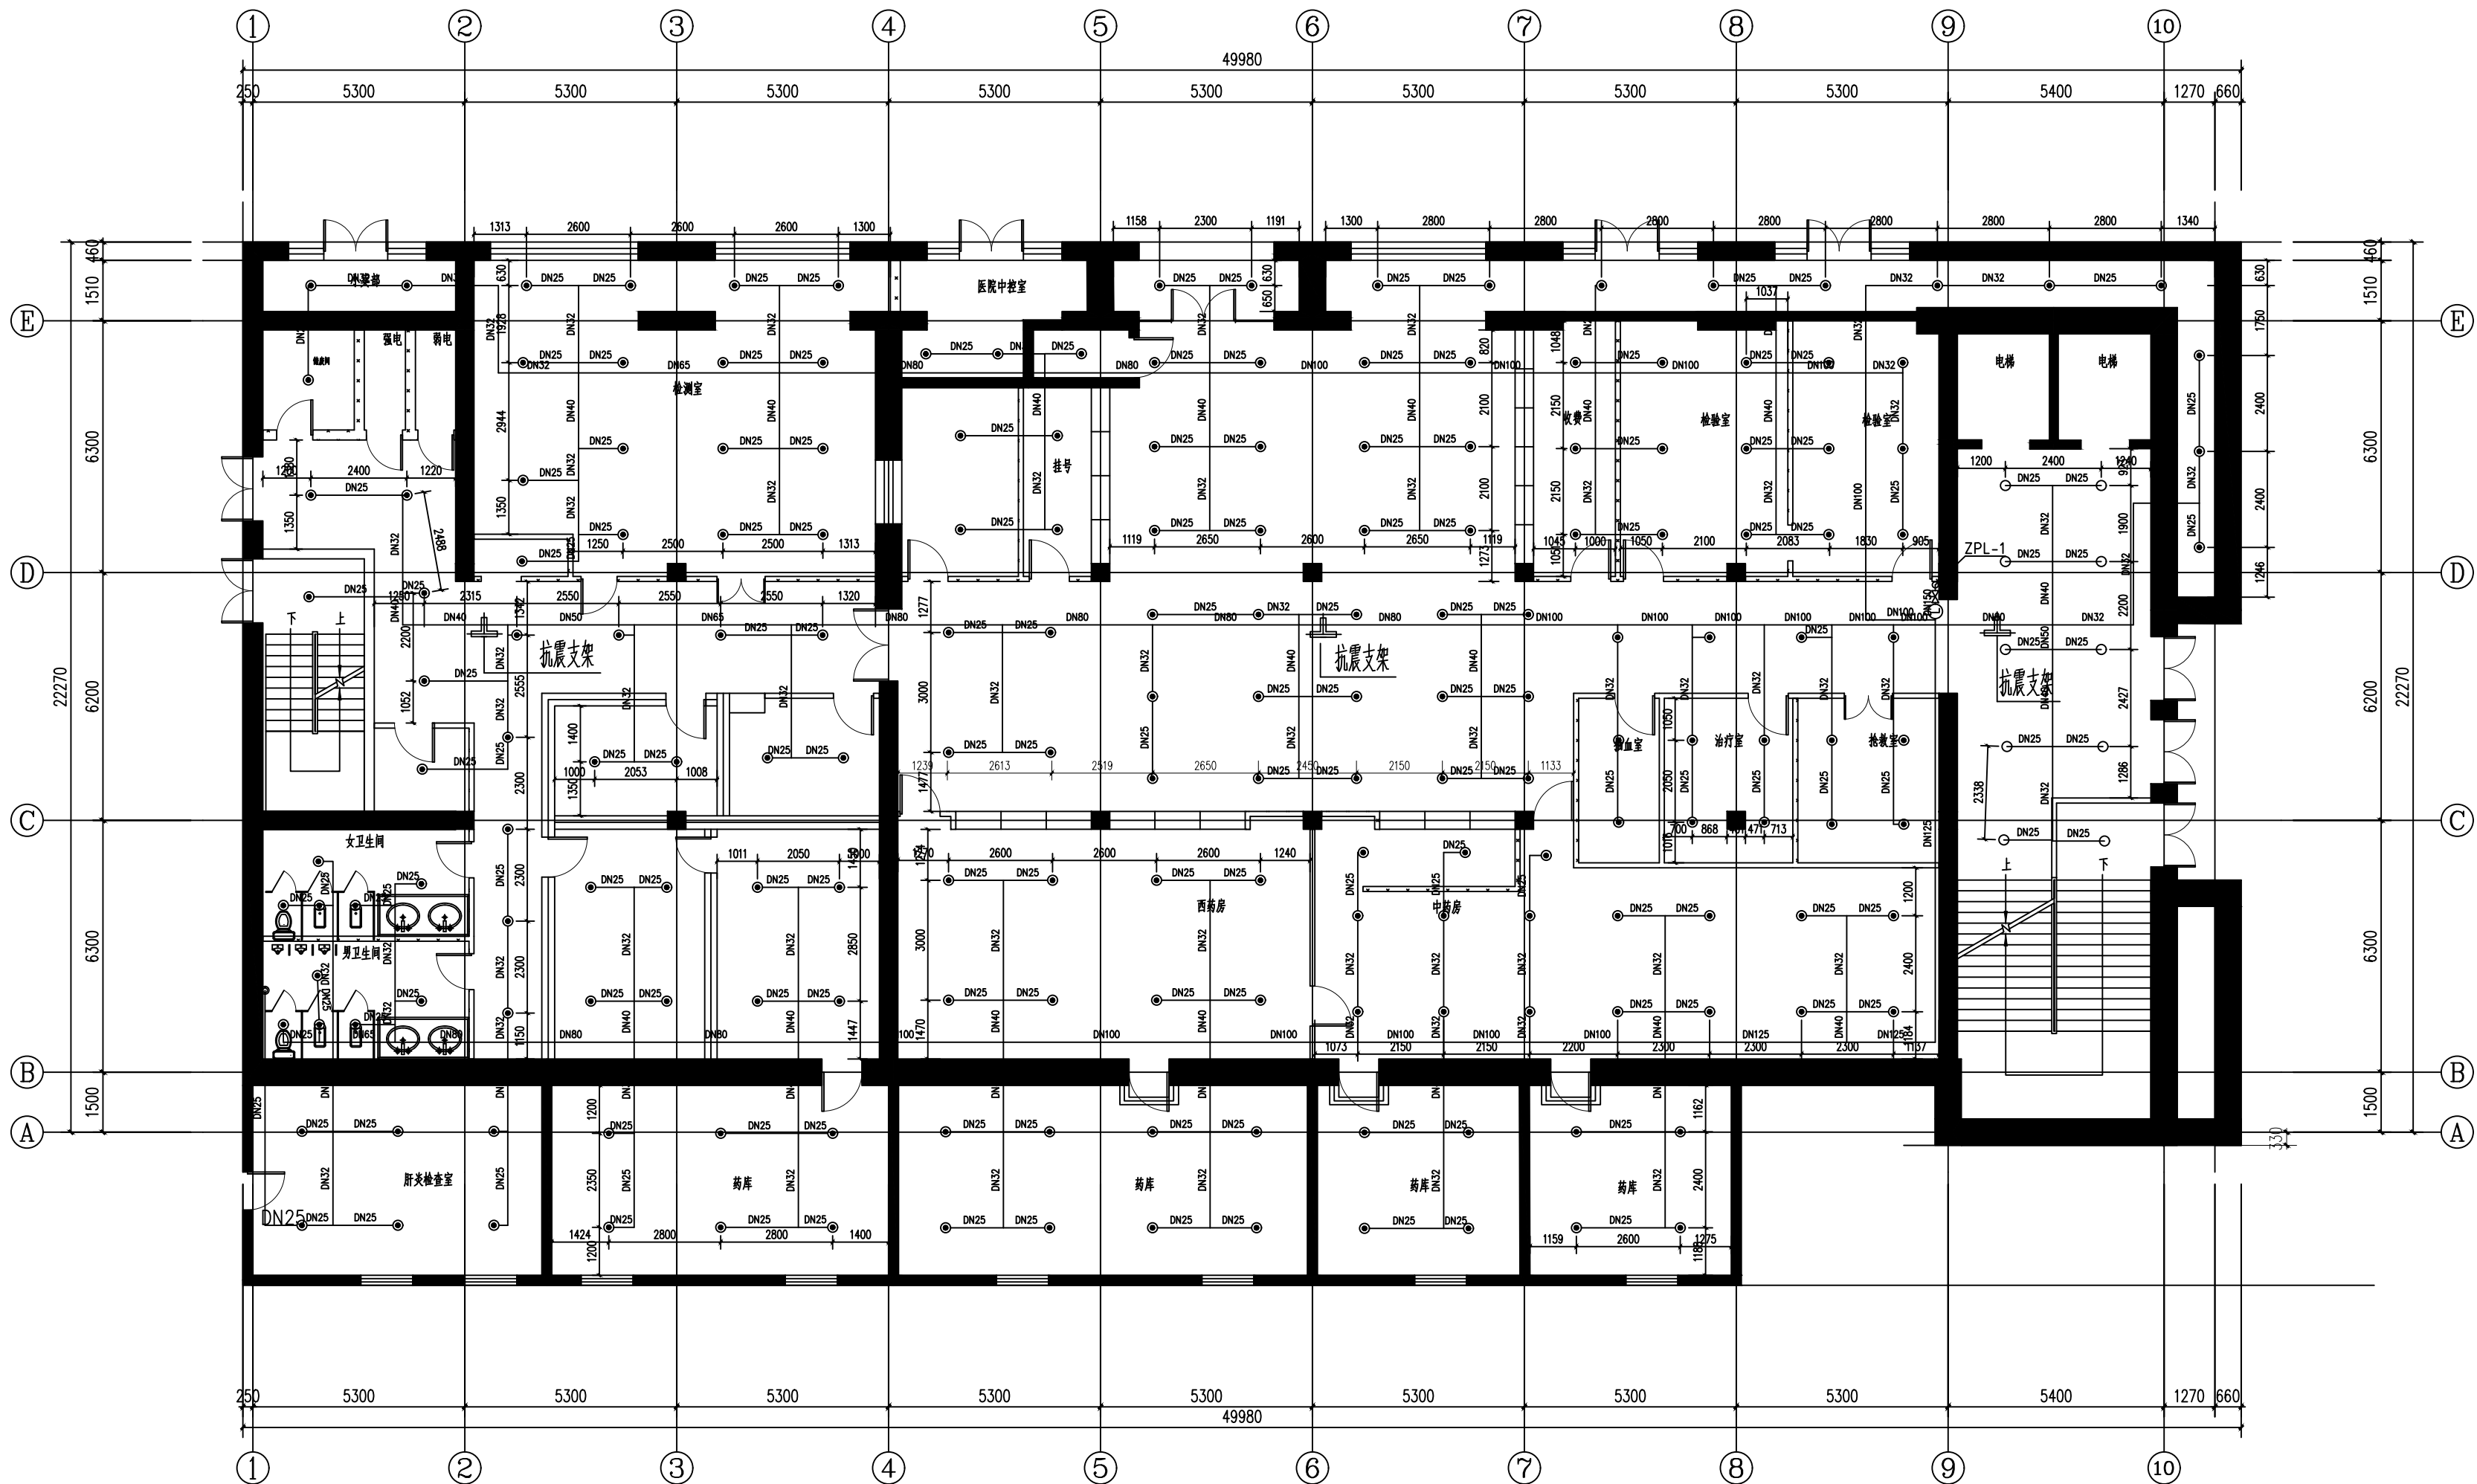

备注REMARK			
项目编码STAMP (扫码机扫码位置)			
注册执业签章			
姓 名		杨天斧	
注册证书号码		CS205100911	
注册印章号码		5200899-CS004	
审 定 APPROVED	杨天斧	杨天斧	
审 核 REVIEWED	李子英	李子英	
项目负责 PROJECT MANAGER	陆斌	陆斌	
专业负责 DISCIPLINE RESPONSIBLE	杨天斧	杨天斧	
校 对 CHECKED	李子英	李子英	
设 计 DESIGNED	吴生贵	吴生贵	
		地址:贵州省贵 安新区综合保税 区电商科创园 B 栋6楼610-54号	
西桥设计			
西桥设计有限公司 资质证书编号: A452008995-2/2 公路行业(公路)专业丙级 水利行业丙级 建筑行业乙级 市政行业乙级			
建设单位 CLIENT  复兴医院			
工程名称 PROJECT 复兴医院新增消防设施— 门诊楼增加消防水喷淋系统			
子项名称 SUB-PROJECT			
图名 DWG. TITLE 地上一层自动喷淋布置图			
设计号 PRO NO.			
图 号 DWG. NO.	S-06	版 次 VER.	A
图 别 DWG. TYPE	水 施	日 期 DATE	2024.03
注意: 本图须经签署并加盖本公司专用出图章方为有效; 本施工图应经相关部门审批通过后方可施工; 本图版权归西桥设计有限公司所有。			


专业	姓名	日期	专业	姓名	日期
暖通			暖通		
电气			电气		
给排水			给排水		

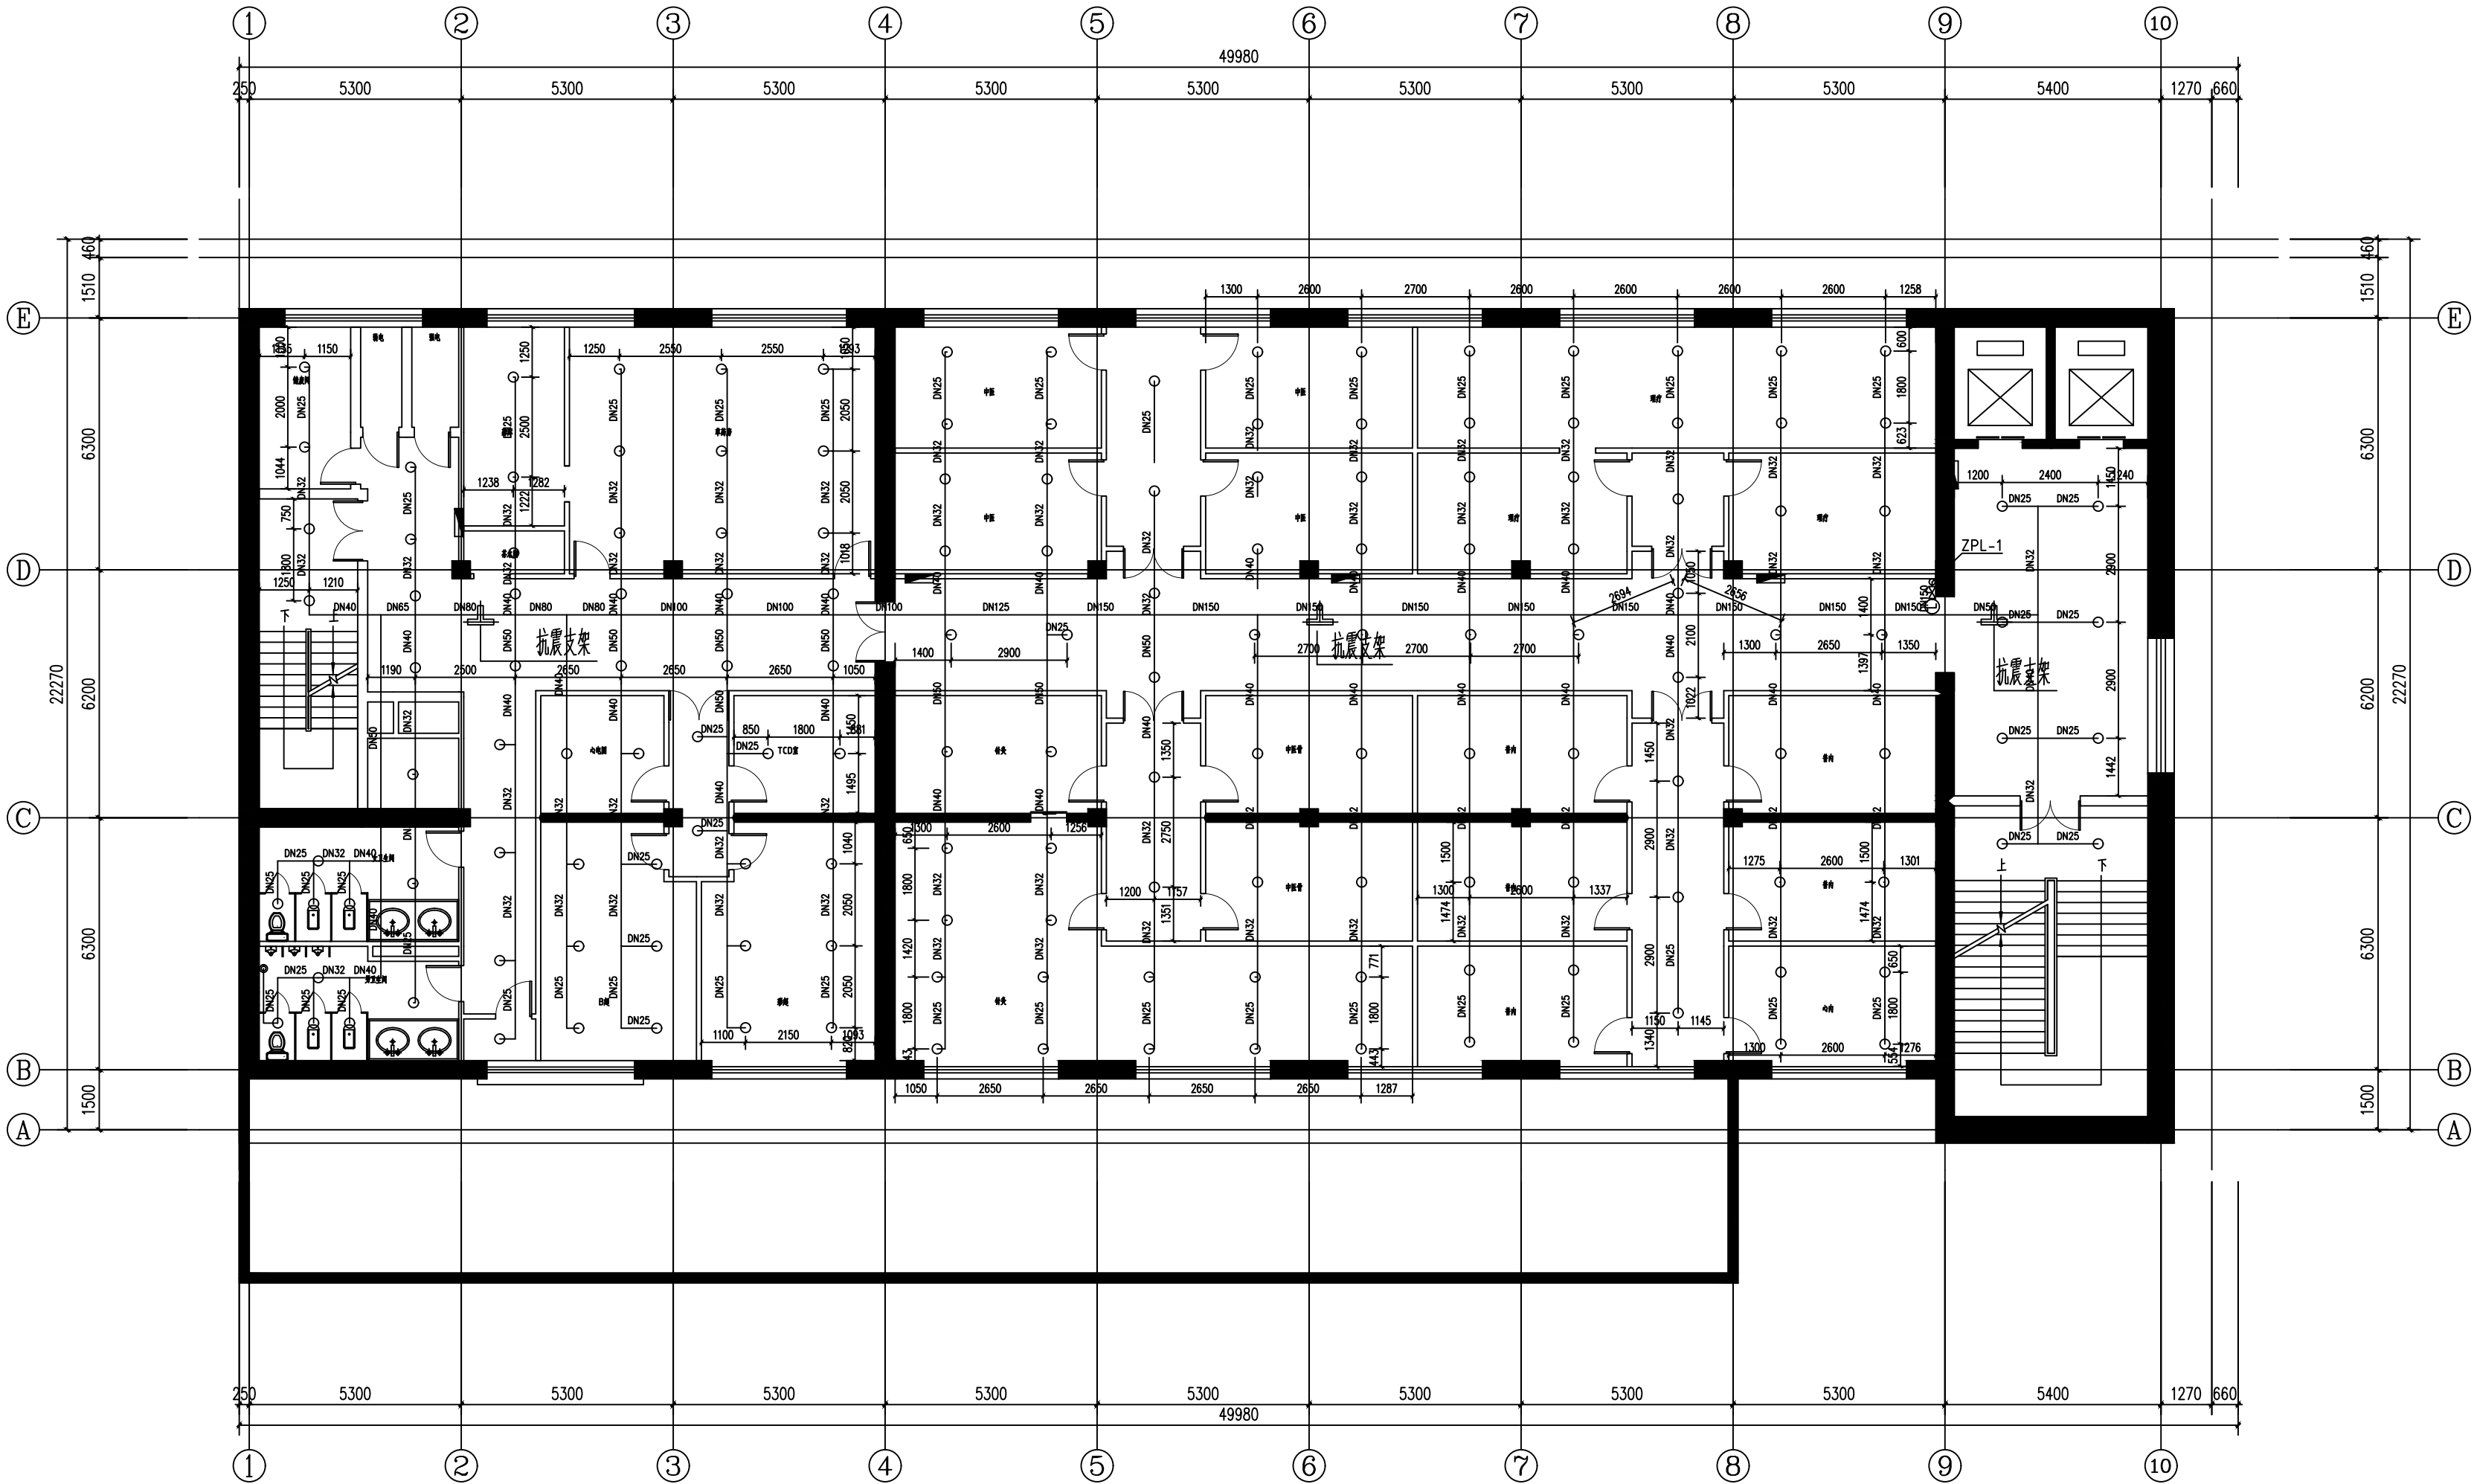

备注REMARK			
项目编码STAMP (打码机打码位置)			
注册执业签章			
姓 名		杨天斧	
注册证书号码		CS205100911	
注册印章号码		5200899-CS004	
审 定 APPROVED	杨天斧	杨天斧	
审 核 REVIEWED	李子英	李子英	
项目负责 PROJECT MANAGER	陆斌	陆斌	
专业负责 DISCIPLINE RESPONSIBLE	杨天斧	杨天斧	
校 对 CHECKED	李子英	李子英	
设 计 DESIGNED	吴生贵	吴生贵	
<div><div><div>西桥设计</div></div><div>地址:贵州省贵 安新区综合保税 区电商科创园 B 栋6楼610-54号</div><div>西桥设计有限公司 资质证书编号: A452008995-2/2 公路行业(公路)专业丙级 水利行业丙级 建筑行业乙级 市政行业乙级</div></div>			
建设单位 CLIENT  复兴医院			
工程名称 PROJECT 复兴医院新增消防设施— 门诊楼增加消防水喷淋系统			
子项名称 SUB PROJECT			
图名 DWG. TITLE 地上二层自动喷淋布置图			
设计号 PRO. NO.			
图 号 DWG. NO.	S-07	版 次 VER.	A
图 别 DWG. TYPE	水 施	日 期 DATE	2024. 03
注意: 本图须经签署并加盖本公司专用出图章方为有效; 本施工图应经相关部门审批通过后方可施工; 本图版权归西桥设计有限公司所有。			




专业	姓名	日期	专业	姓名	日期
暖通			暖通		
电气			电气		
给排水			给排水		

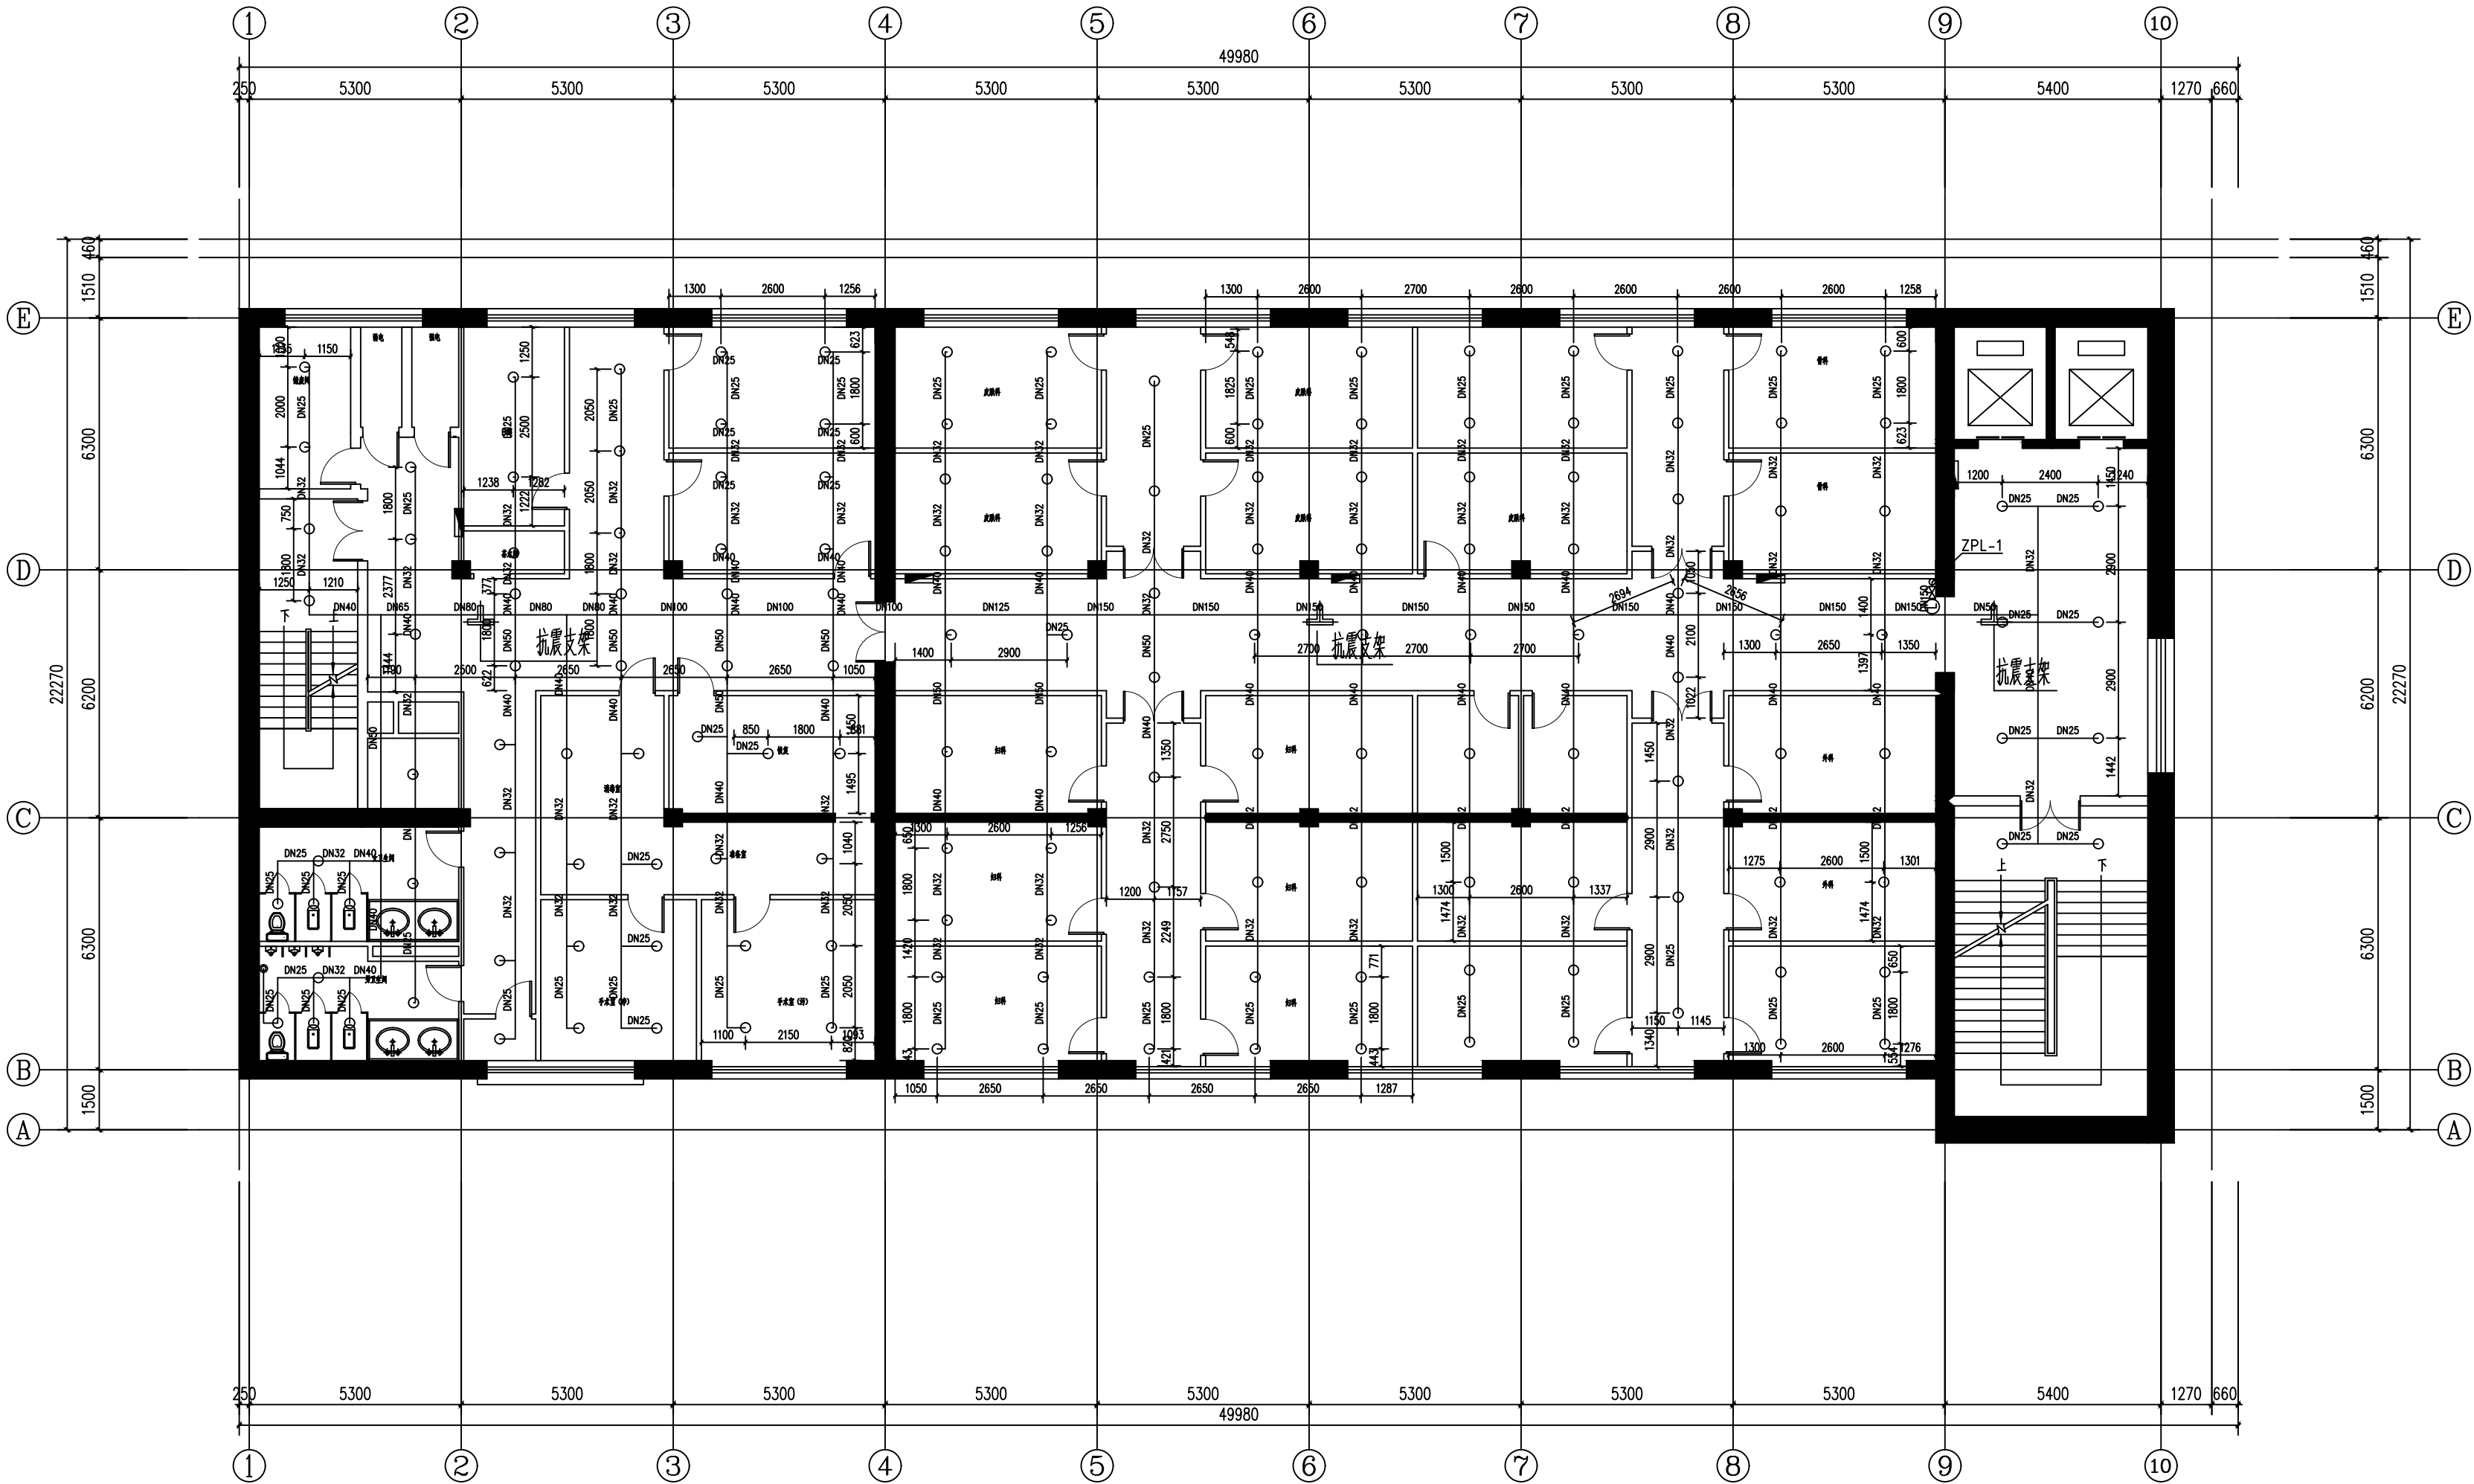


备注REMARK			
项目编码STAMP (打码机打码位置)			
注册执业签章			
姓 名		杨天斧	
注册证书号码		CS205100911	
注册印章号码		5200899-CS004	
审 定 APPROVED	杨天斧	杨天斧	
审 核 REVIEWED	李子英	李子英	
项目负责 PROJECT MANAGER	陆斌	陆斌	
专业负责 DISCIPLINE RESPONSIBLE	杨天斧	杨天斧	
校 对 CHECKED	李子英	李子英	
设 计 DESIGNED	吴生贵	吴生贵	
<div><div></div><div>西桥设计</div></div> <div>地址:贵州省贵 安新区综合保税 区电商科创园 B 栋6楼610-54号</div> <div>西桥设计有限公司 资质证书编号: A452008995-2/2 公路行业(公路)专业丙级 水利行业丙级 建筑行业乙级 市政行业乙级</div>			
建设单位 CLIENT  复兴医院			
工程名称 PROJECT 复兴医院新增消防设施— 门诊楼增加消防水喷淋系统			
子项名称 SUB PROJECT			
图名 DWG. TITLE 地上三层自动喷淋布置图			
设计号 PRO. NO.			
图 号 DWG. NO.	S-08	版 次 VER.	A
图 别 DWG. TYPE	水 施	日 期 DATE	2024. 03
注意: 本图须经签署并加盖本公司专用出图章方为有效; 本施工图应经相关部门审批通过后方可施工; 本图版权归西桥设计有限公司所有。			

专业	姓名	日期	专业	姓名	日期
暖通			暖通		
电气			电气		
给排水			给排水		

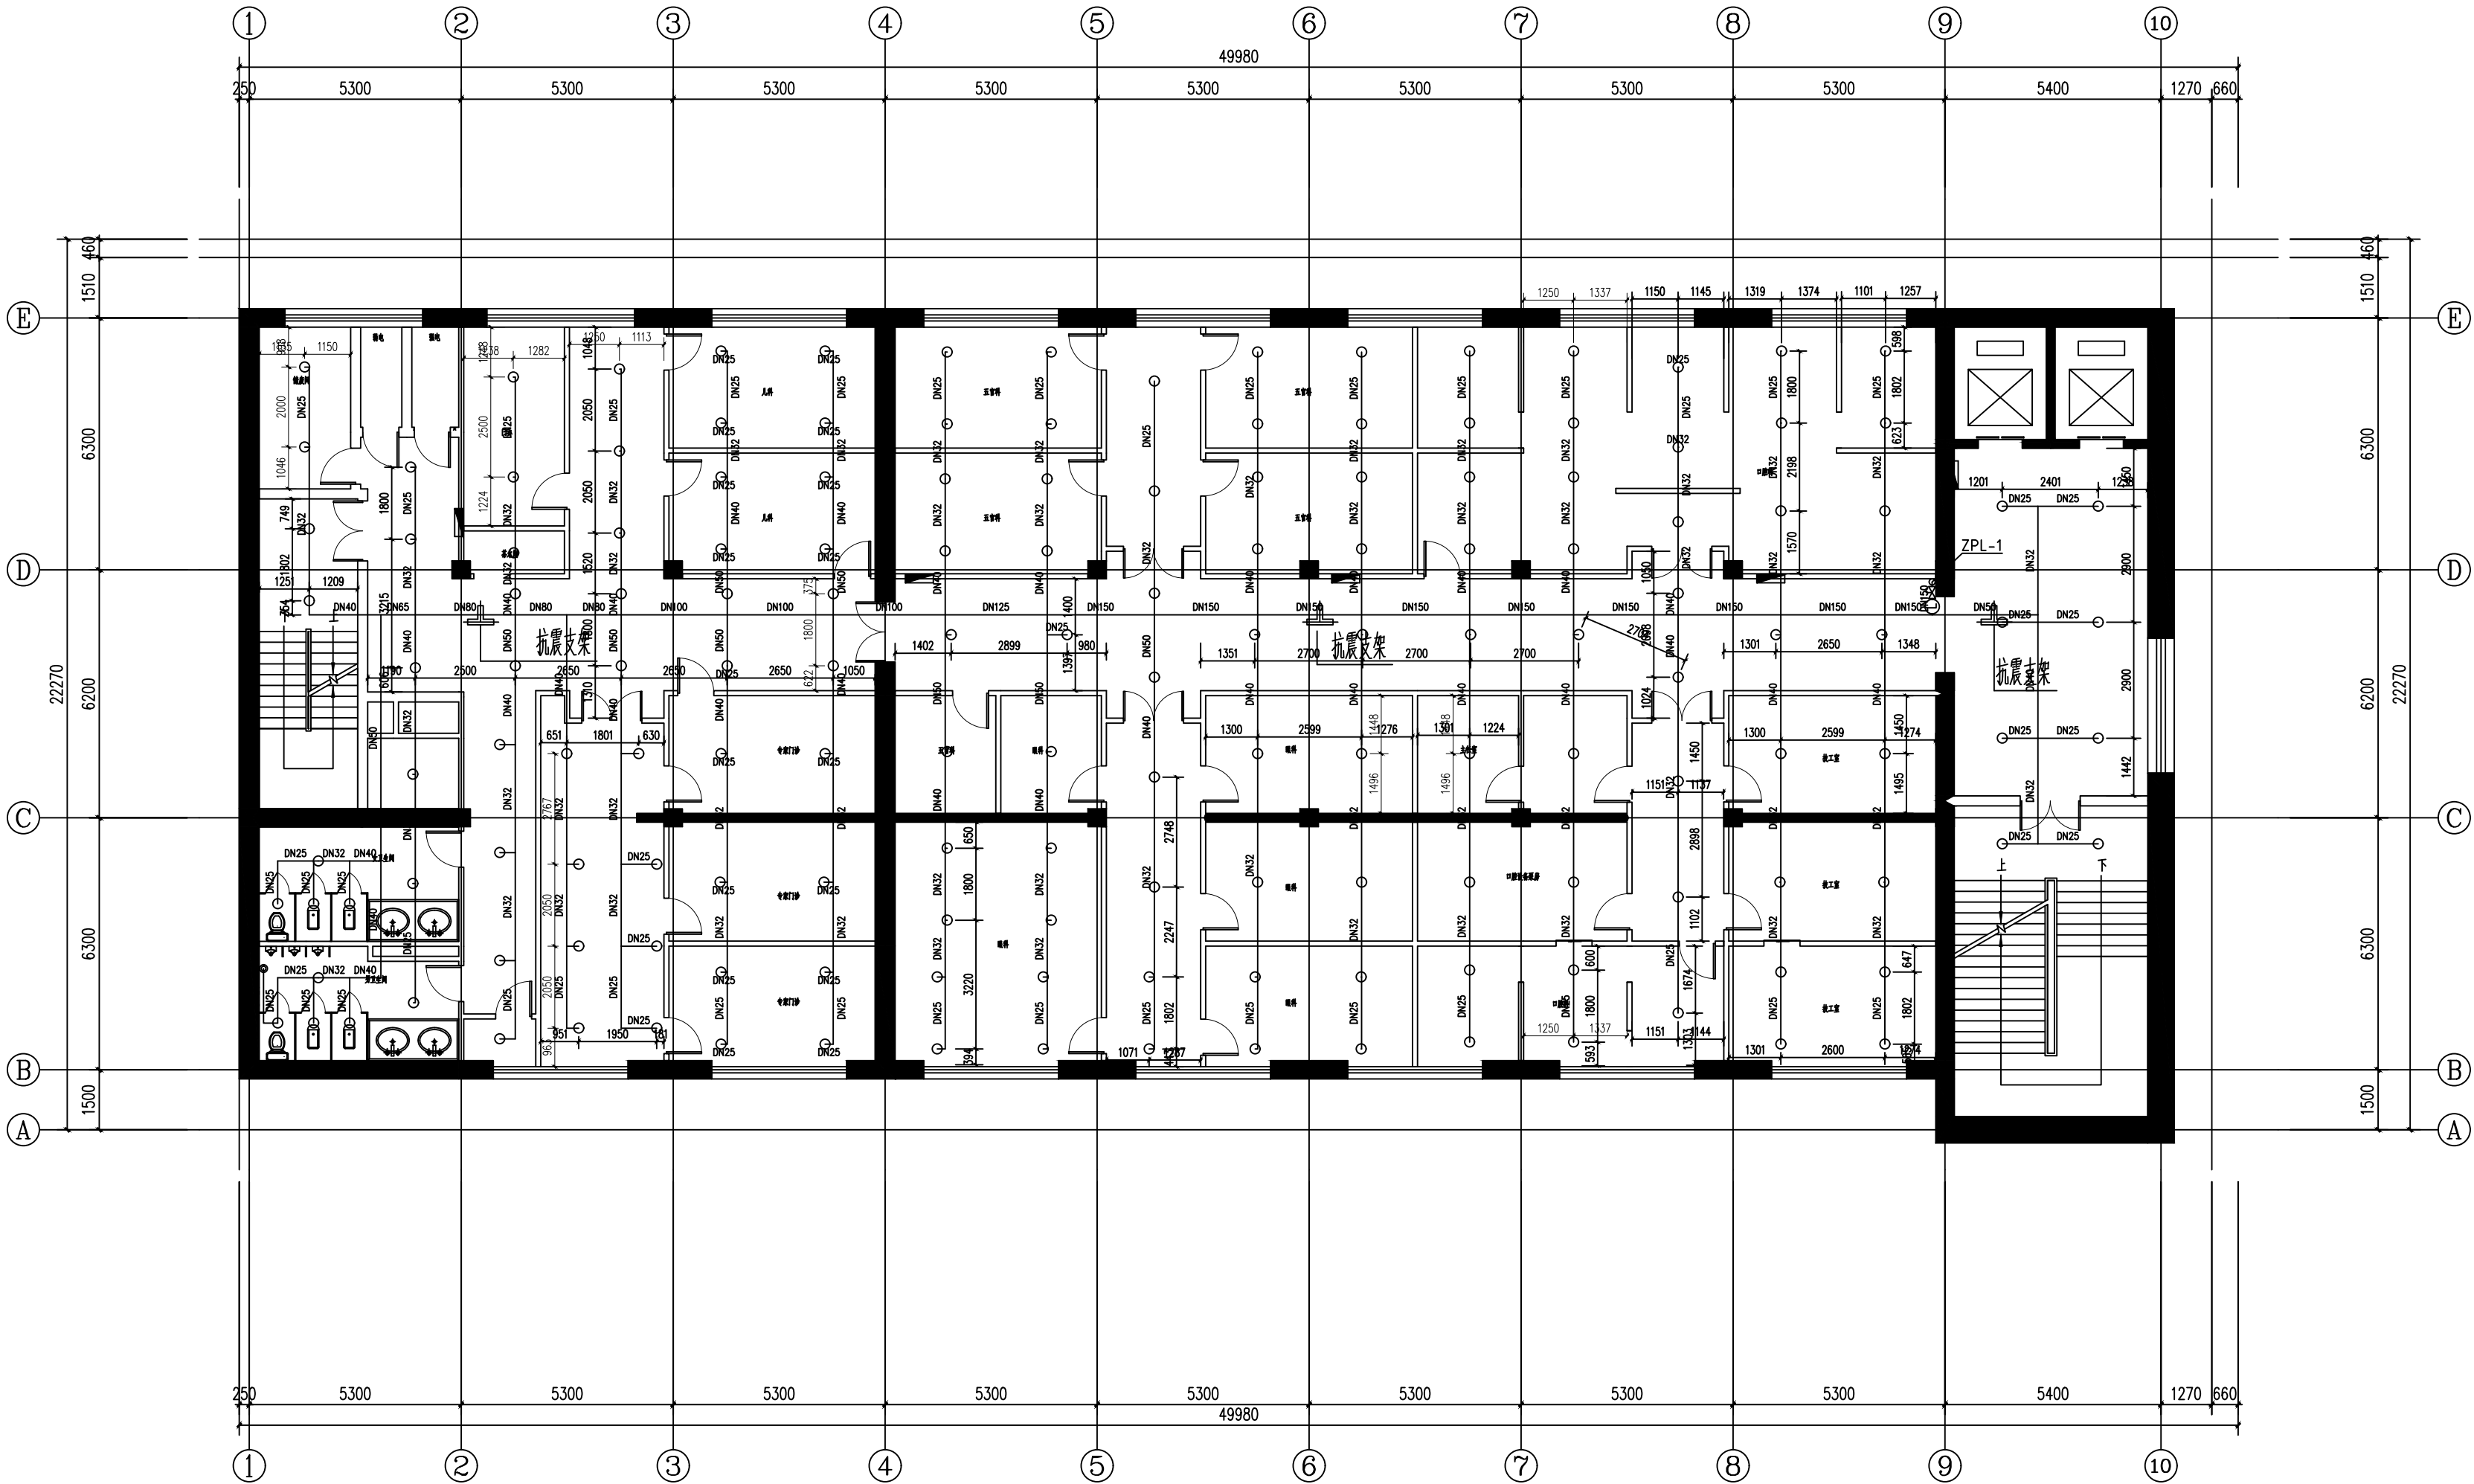

备注REMARK			
项目编码STAMP (打码机打码位置)			
注册执业签章			
姓 名		杨天斧	
注册证书号码		CS205100911	
注册印章号码		5200899-CS004	
审 定 APPROVED	杨天斧	杨天斧	
审 核 REVIEWED	李子英	李子英	
项目负责 PROJECT MANAGER	陆斌	陆斌	
专业负责 DISCIPLINE RESPONSIBLE	杨天斧	杨天斧	
校 对 CHECKED	李子英	李子英	
设 计 DESIGNED	吴生贵	吴生贵	
<div><div></div><div>西桥设计</div></div>		<div>地址:贵州省贵 安新区综合保税 区电商科创园 B 栋6楼610-54号</div>	
<div>西桥设计有限公司</div> <div>资质证书编号: A452008995-2/2</div> <div>公路行业(公路)专业丙级</div> <div>水利行业丙级</div> <div>建筑行业乙级</div> <div>市政行业乙级</div>			
建设单位 CLIENT  复兴医院			
工程名称 PROJECT 复兴医院新增消防设施— 门诊楼增加消防水喷淋系统			
子项名称 SUB PROJECT			
图名 DWG. TITLE 地上四层自动喷淋布置图			
设计号 PRO. NO.			
图 号 DWG. NO.	S-09	版 次 VER.	A
图 别 DWG. TYPE	水 施	日 期 DATE	2024. 03
注意: 本图须经签署并加盖本公司专用出图章方为有效; 本施工图应经相关部门审批通过后方可施工; 本图版权归西桥设计有限公司所有。			

专业	姓名	日期	专业	姓名	日期
暖通			暖通		
电气			电气		
给排水			给排水		

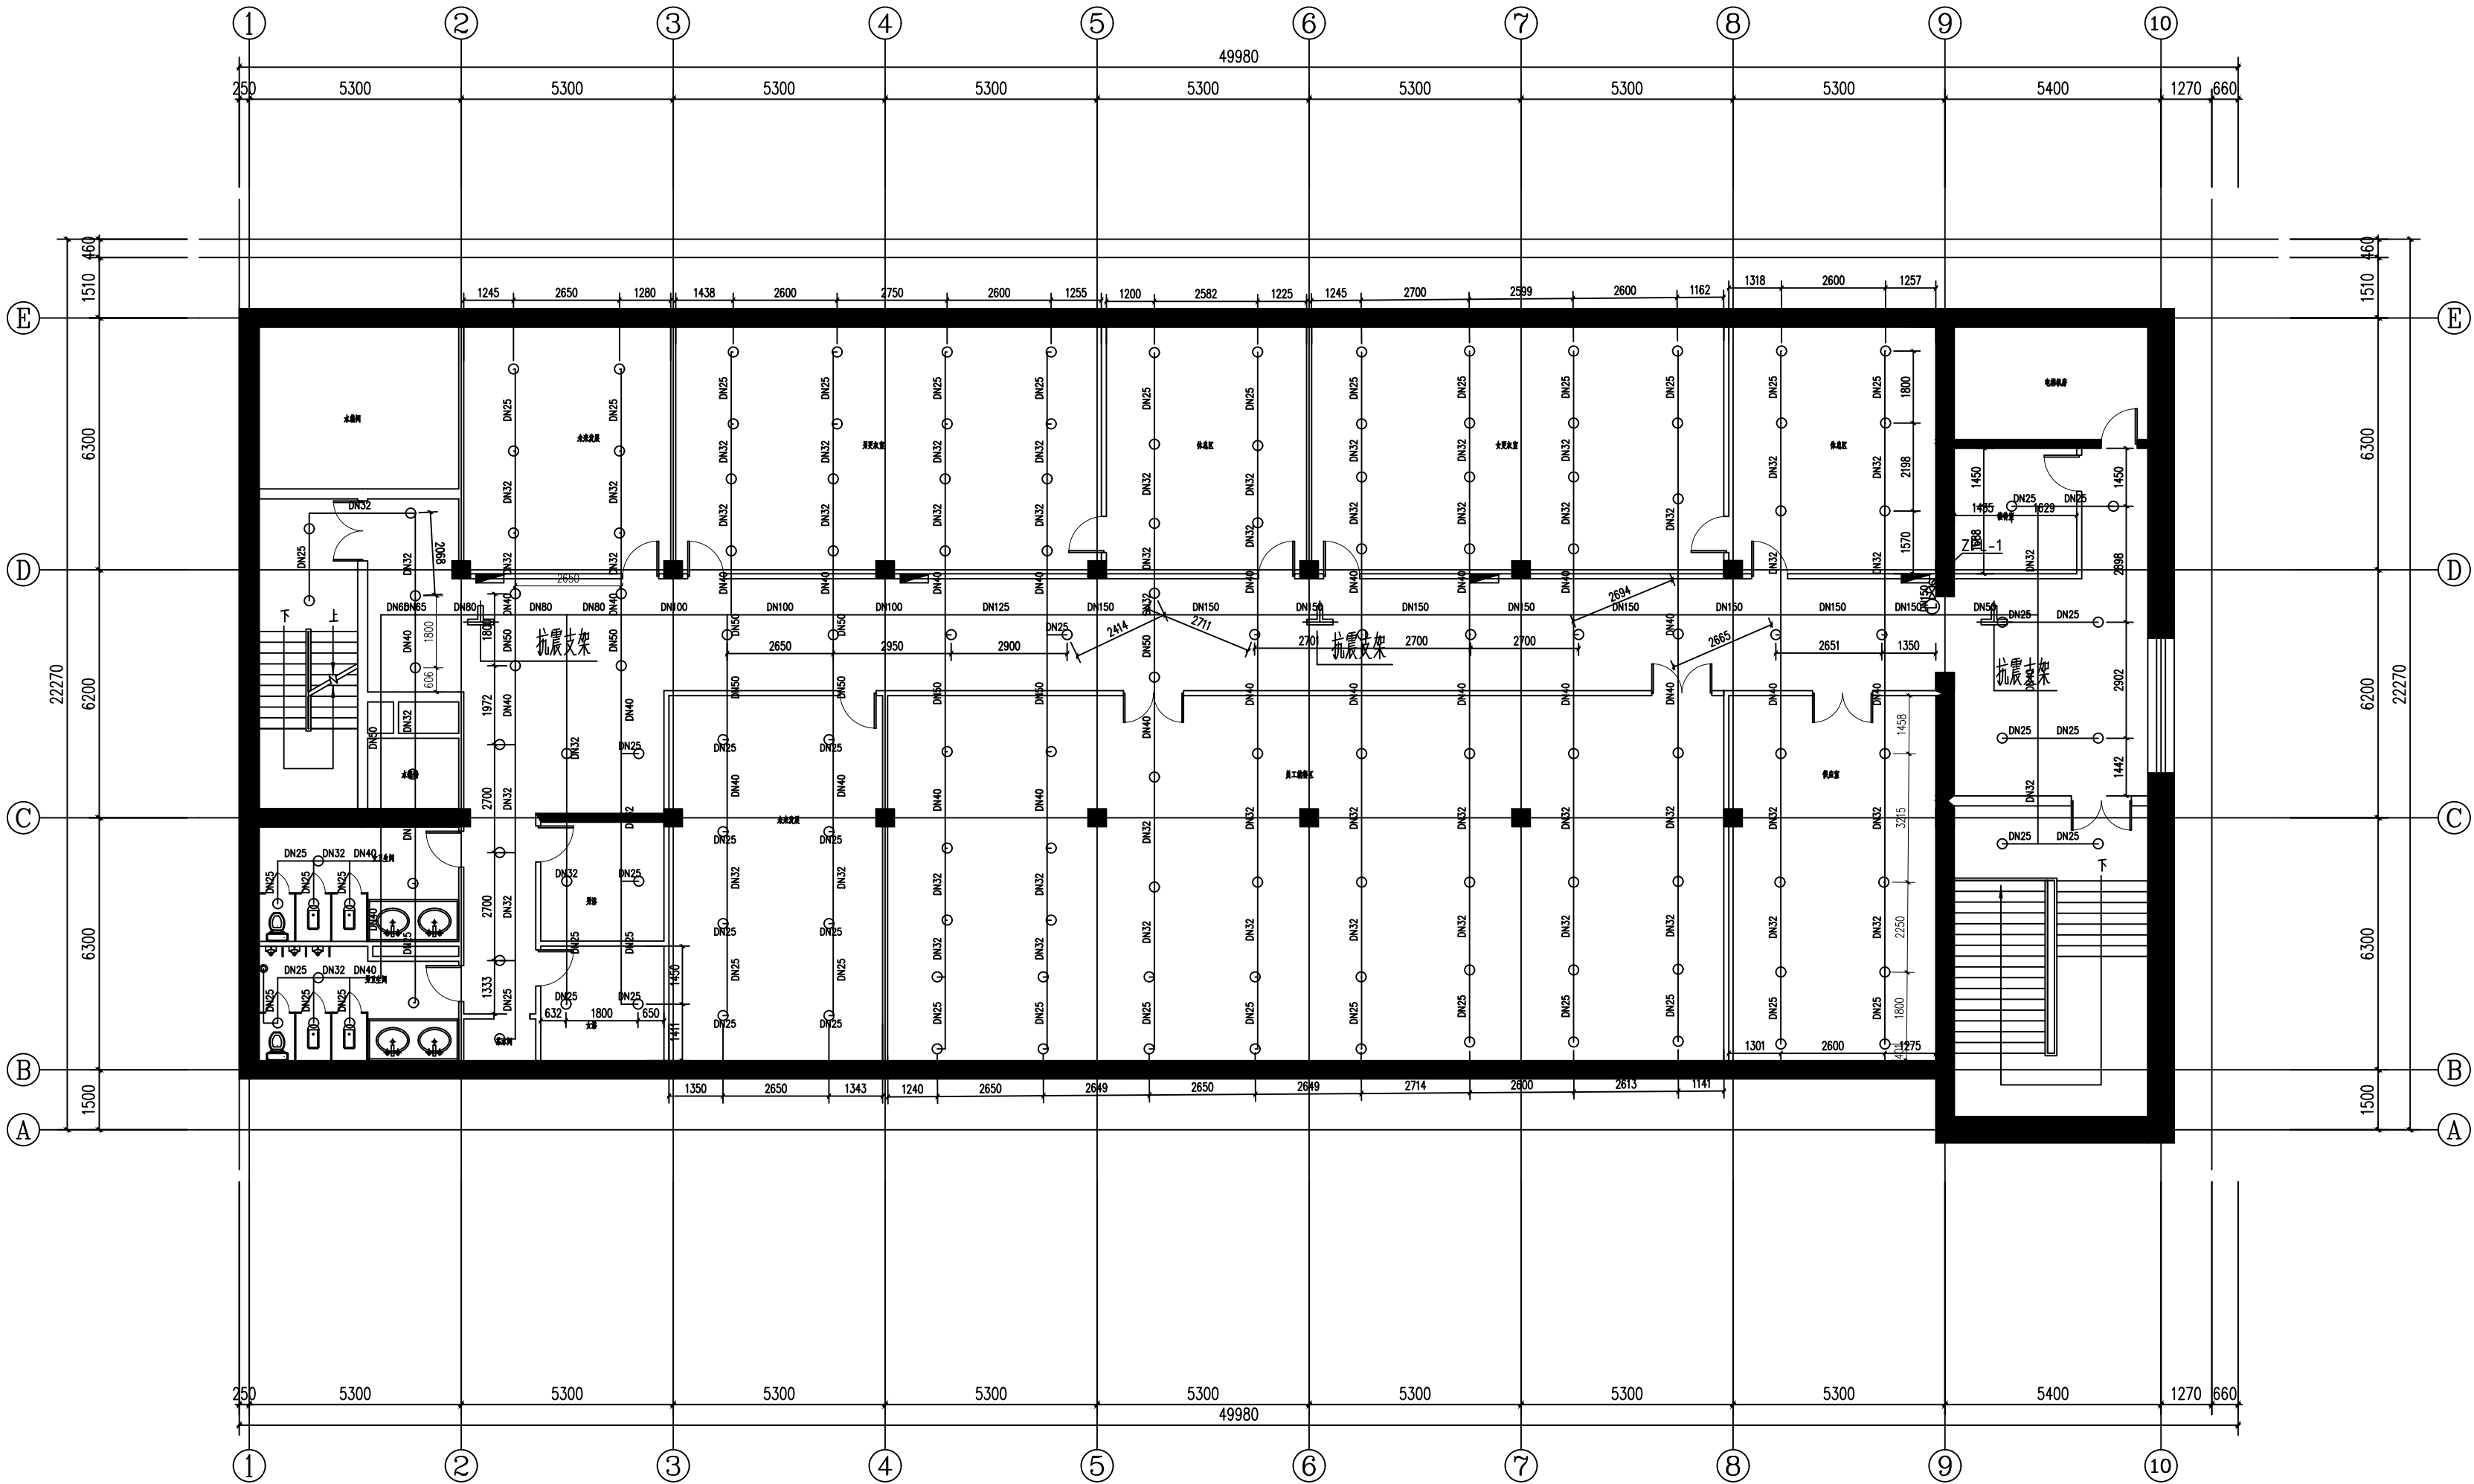

备注REMARK			
项目编码STAMP (打码机打码位置)			
注册执业签章			
姓 名		杨天斧	
注册证书号码		CS205100911	
注册印章号码		5200899-CS004	
审 定 APPROVED	杨天斧	杨天斧	
审 核 REVIEWED	李子英	李子英	
项目负责 PROJECT MANAGER	陆斌	陆斌	
专业负责 DISCIPLINE RESPONSIBLE	杨天斧	杨天斧	
校 对 CHECKED	李子英	李子英	
设 计 DESIGNED	吴生贵	吴生贵	
<div><div><div>®</div></div><div>西桥设计</div></div> <div>地址:贵州省贵 安新区综合保税 区电商科创园 B 栋6楼610-54号</div> <div>西桥设计有限公司 资质证书编号: A452008995-2/2 公路行业(公路)专业丙级 水利行业丙级 建筑行业乙级 市政行业乙级</div>			
建设单位 CLIENT  复兴医院			
工程名称 PROJECT 复兴医院新增消防设施— 门诊楼增加消防水喷淋系统			
子项名称 SUB PROJECT			
图名 DWG. TITLE 地上五层自动喷淋布置图			
设计号 PRO. NO.			
图 号 DWG. NO.	S-10	版 次 VER.	A
图 别 DWG. TYPE	水 施	日 期 DATE	2024. 03
注意: 本图须经签署并加盖本公司专用出图章方为有效; 本施工图应经相关部门审批通过后方可施工; 本图版权归西桥设计有限公司所有。			